

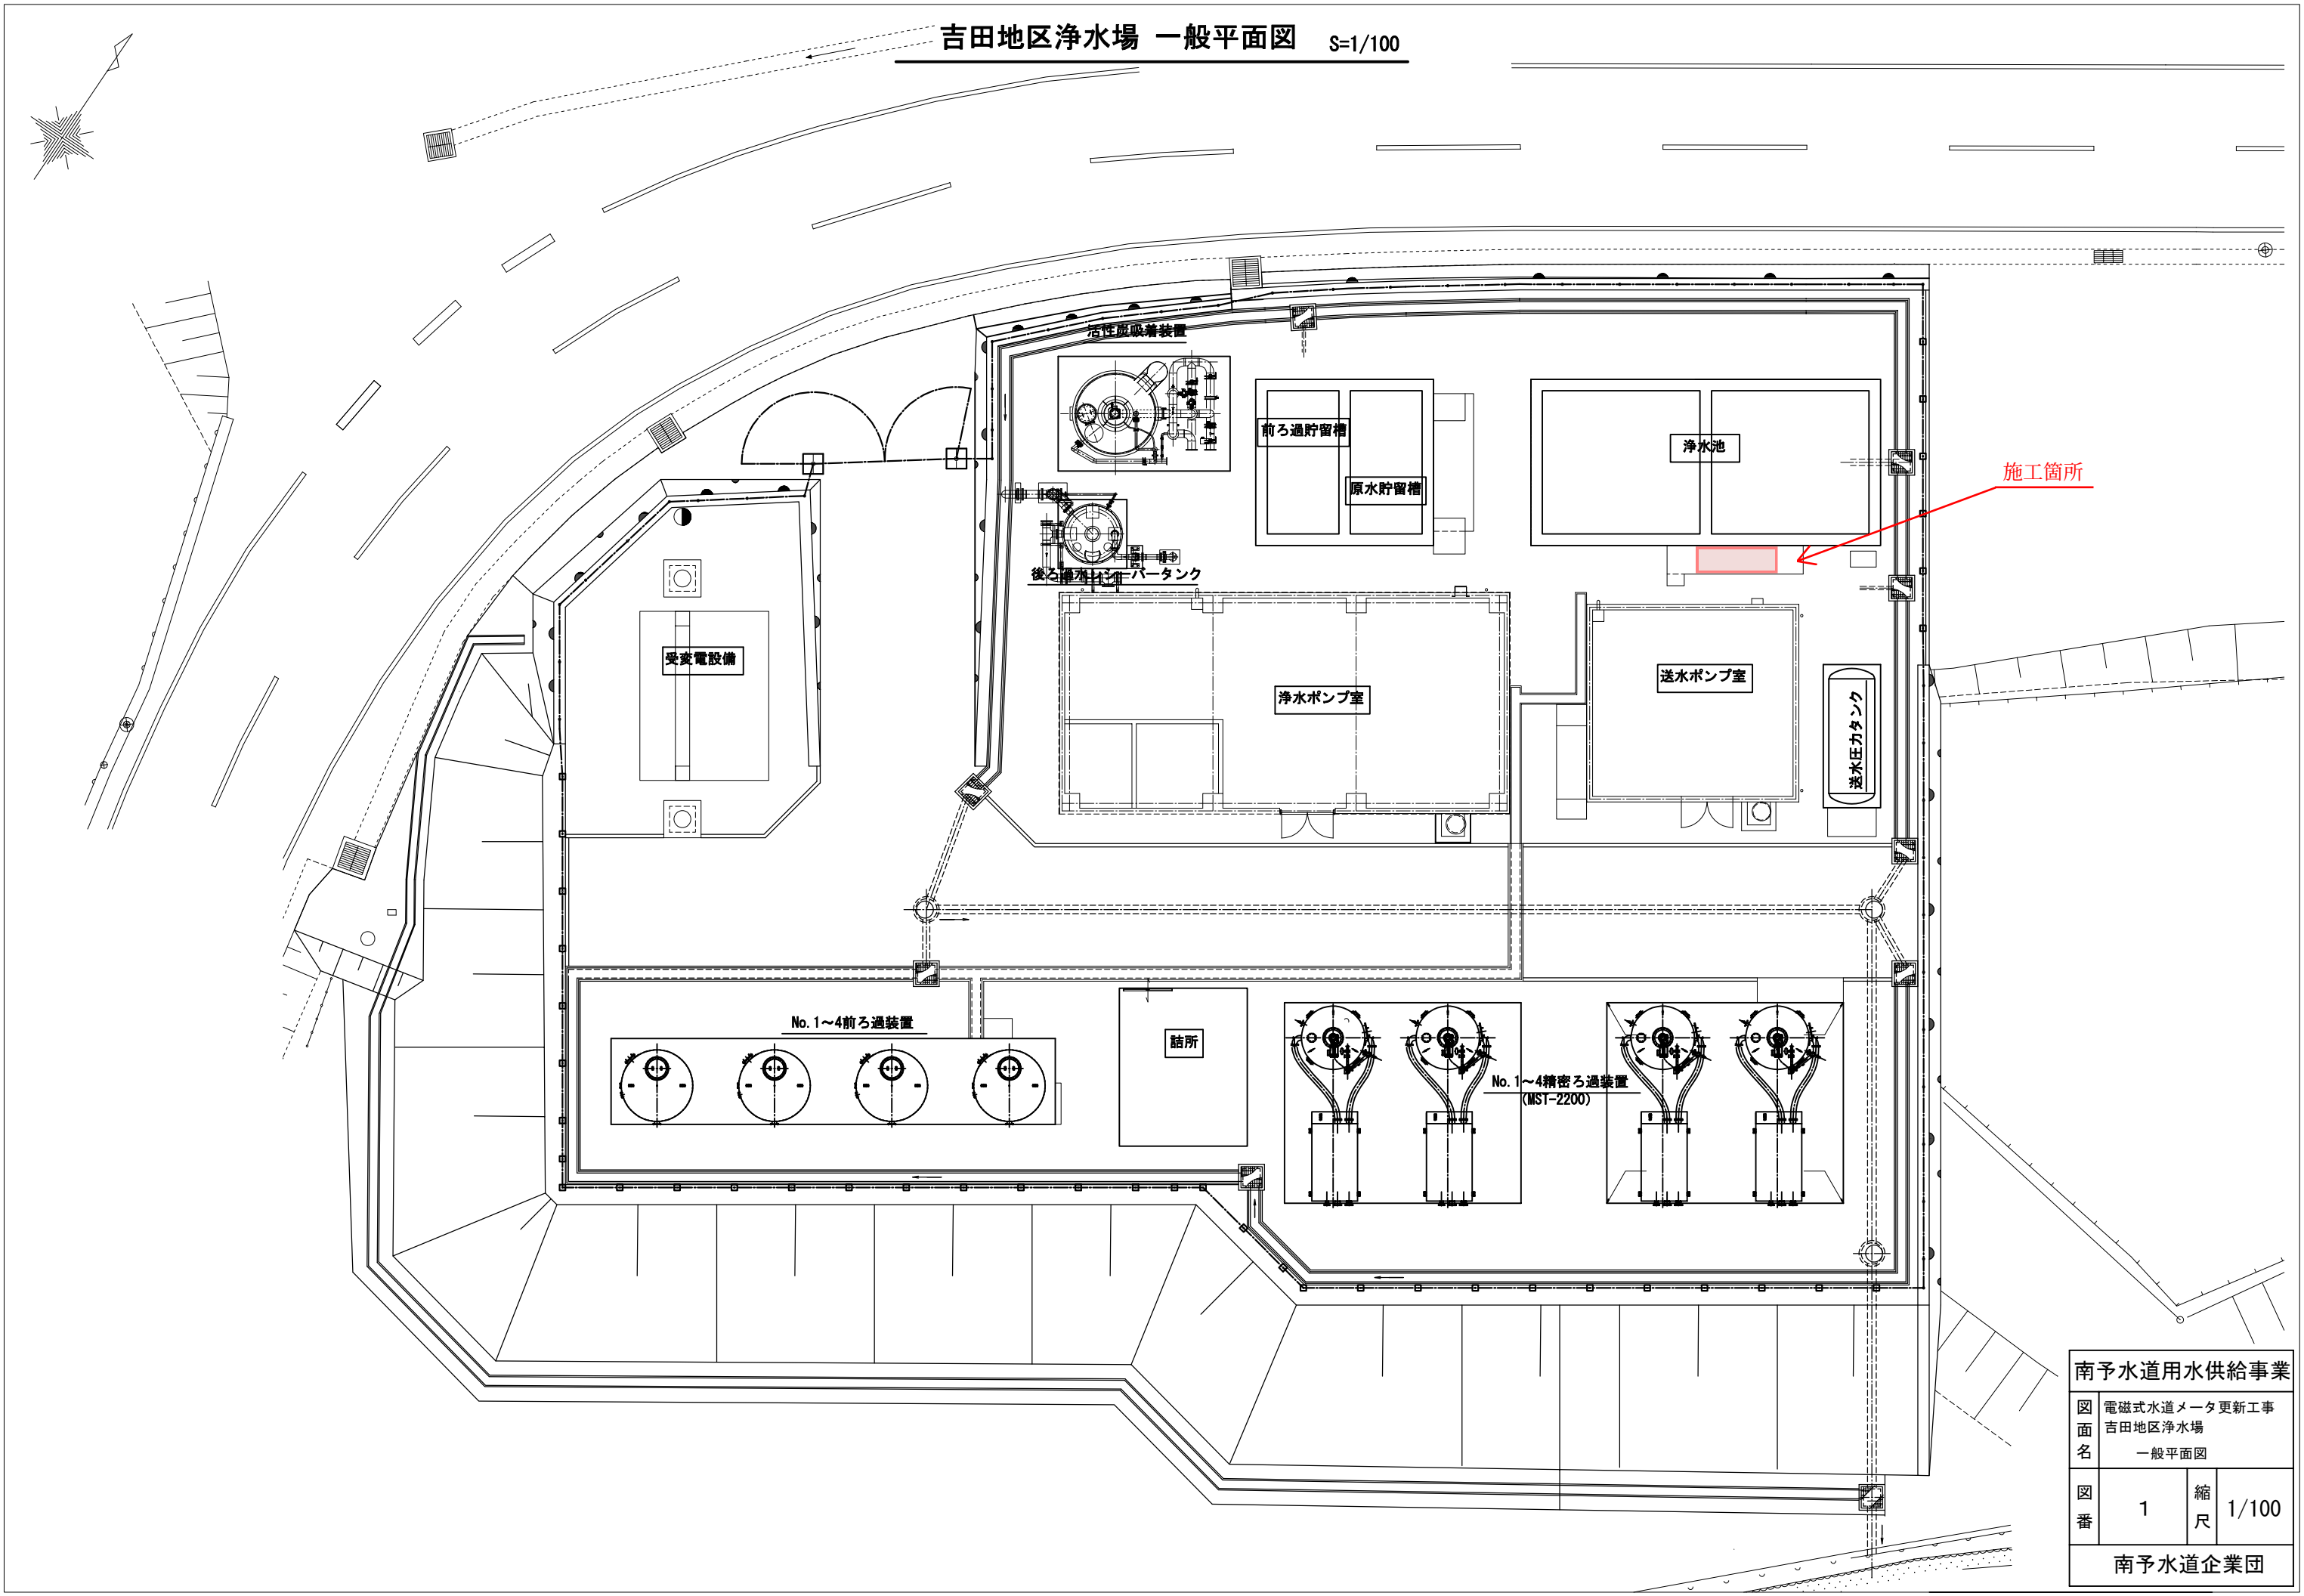


吉田地区浄水場 一般平面図 S=1/100

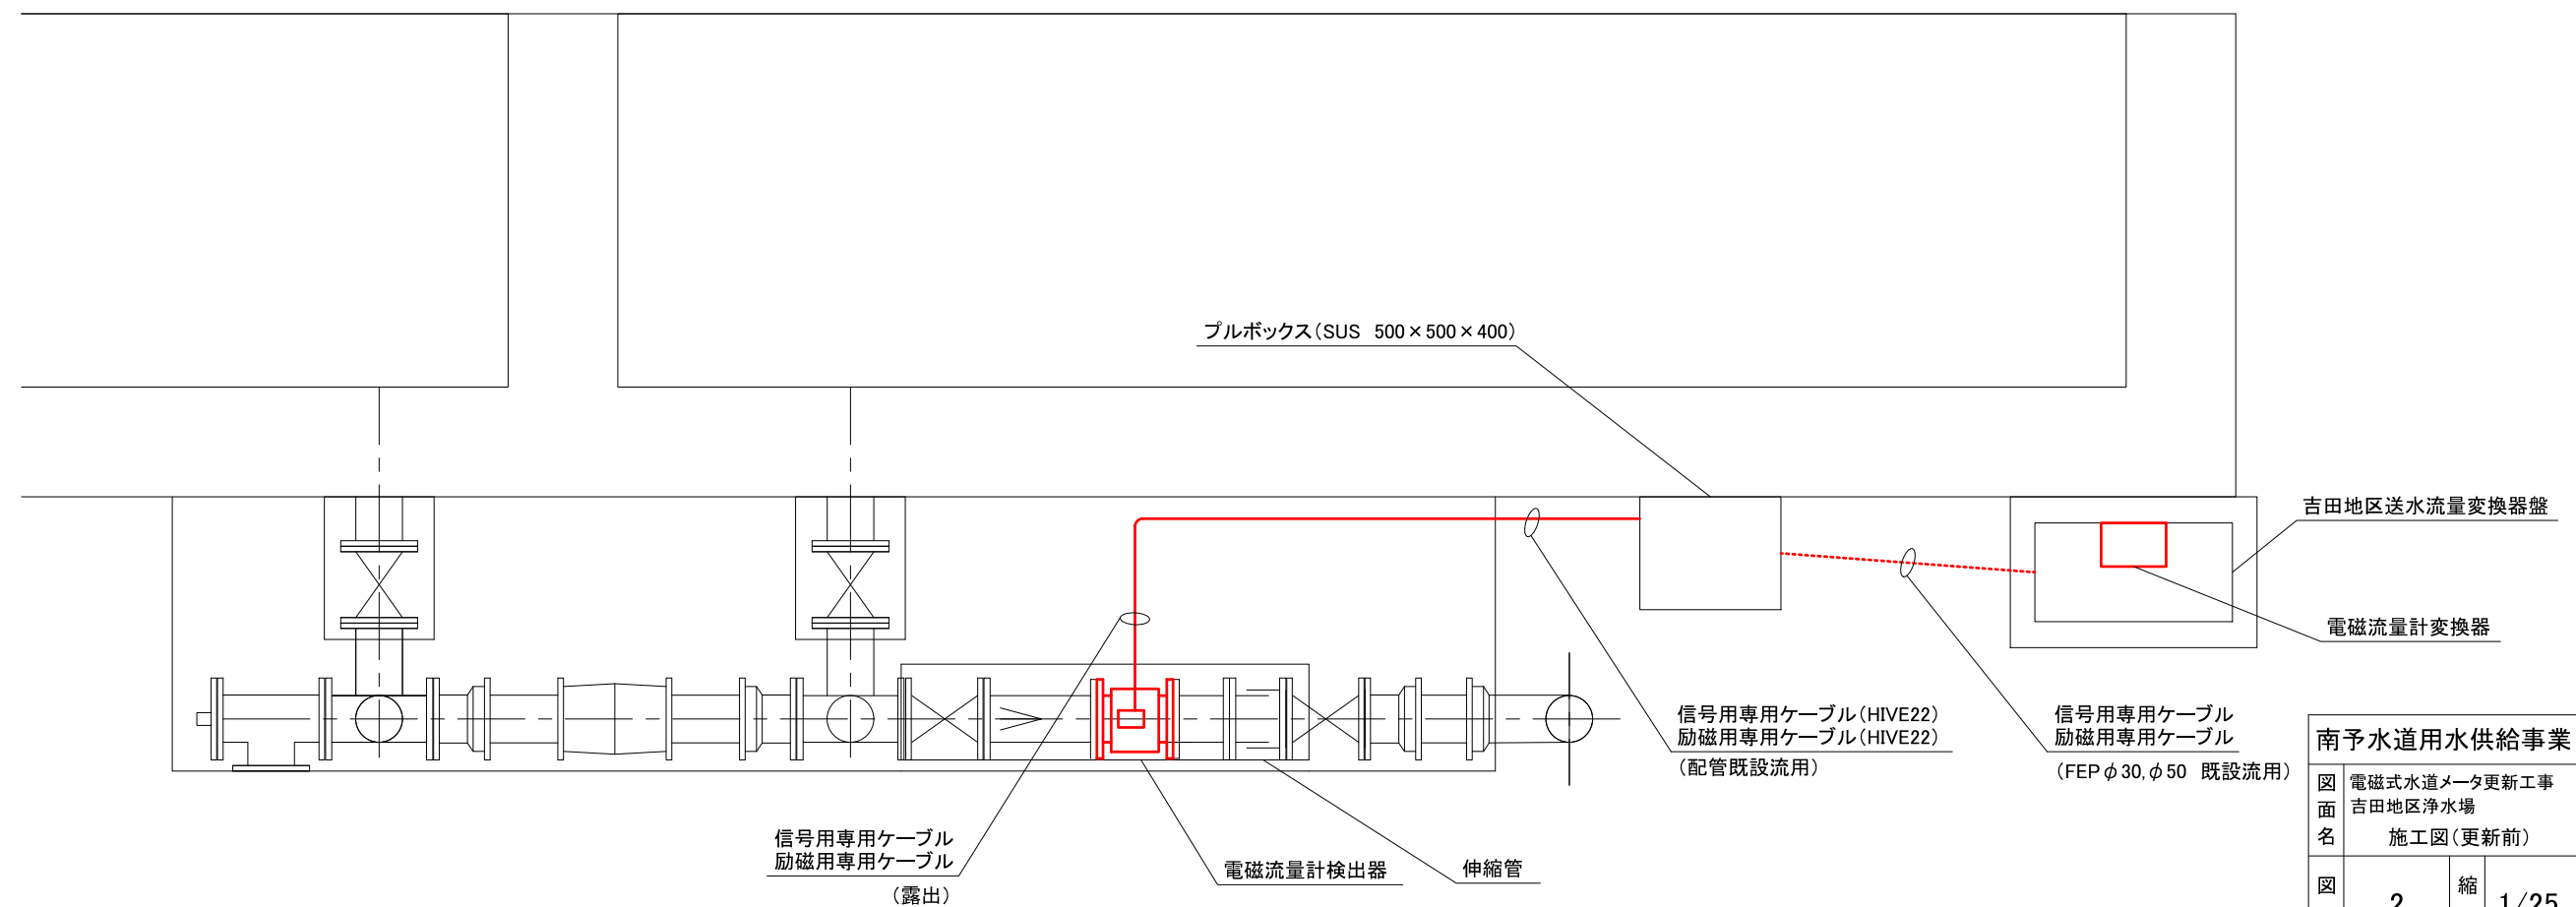


南予水道用水供給事業			
図面名	電磁式水道メータ更新工事		
	吉田地区浄水場 一般平面図		
図番	1	縮尺	1/100
	南予水道企業団		

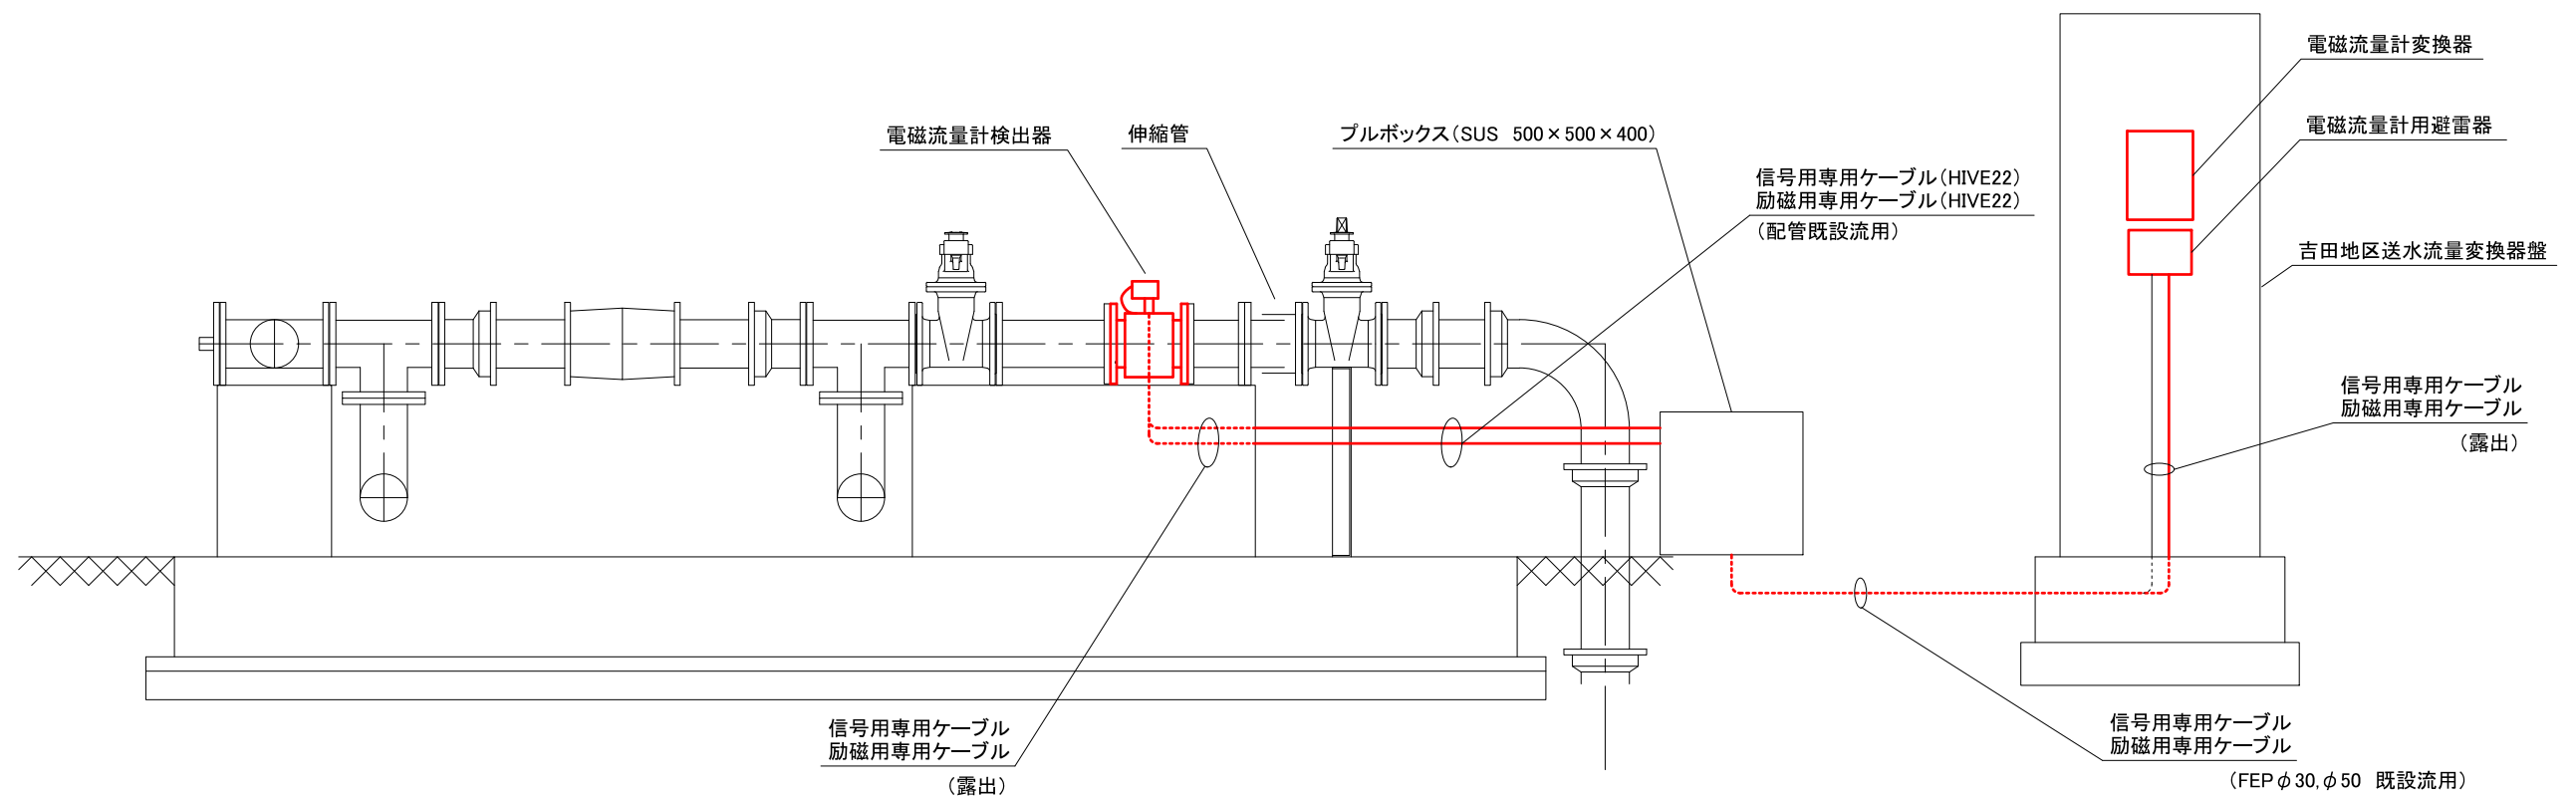


南予水道用水供給事業			
図面名	電磁式水道メータ更新工事 吉田地区浄水場 施工図(更新前)		
図番	2	縮尺	1/25
南予水道企業団			


 
三間地区浄水場 一般平面図 S=1/100





S=1/100

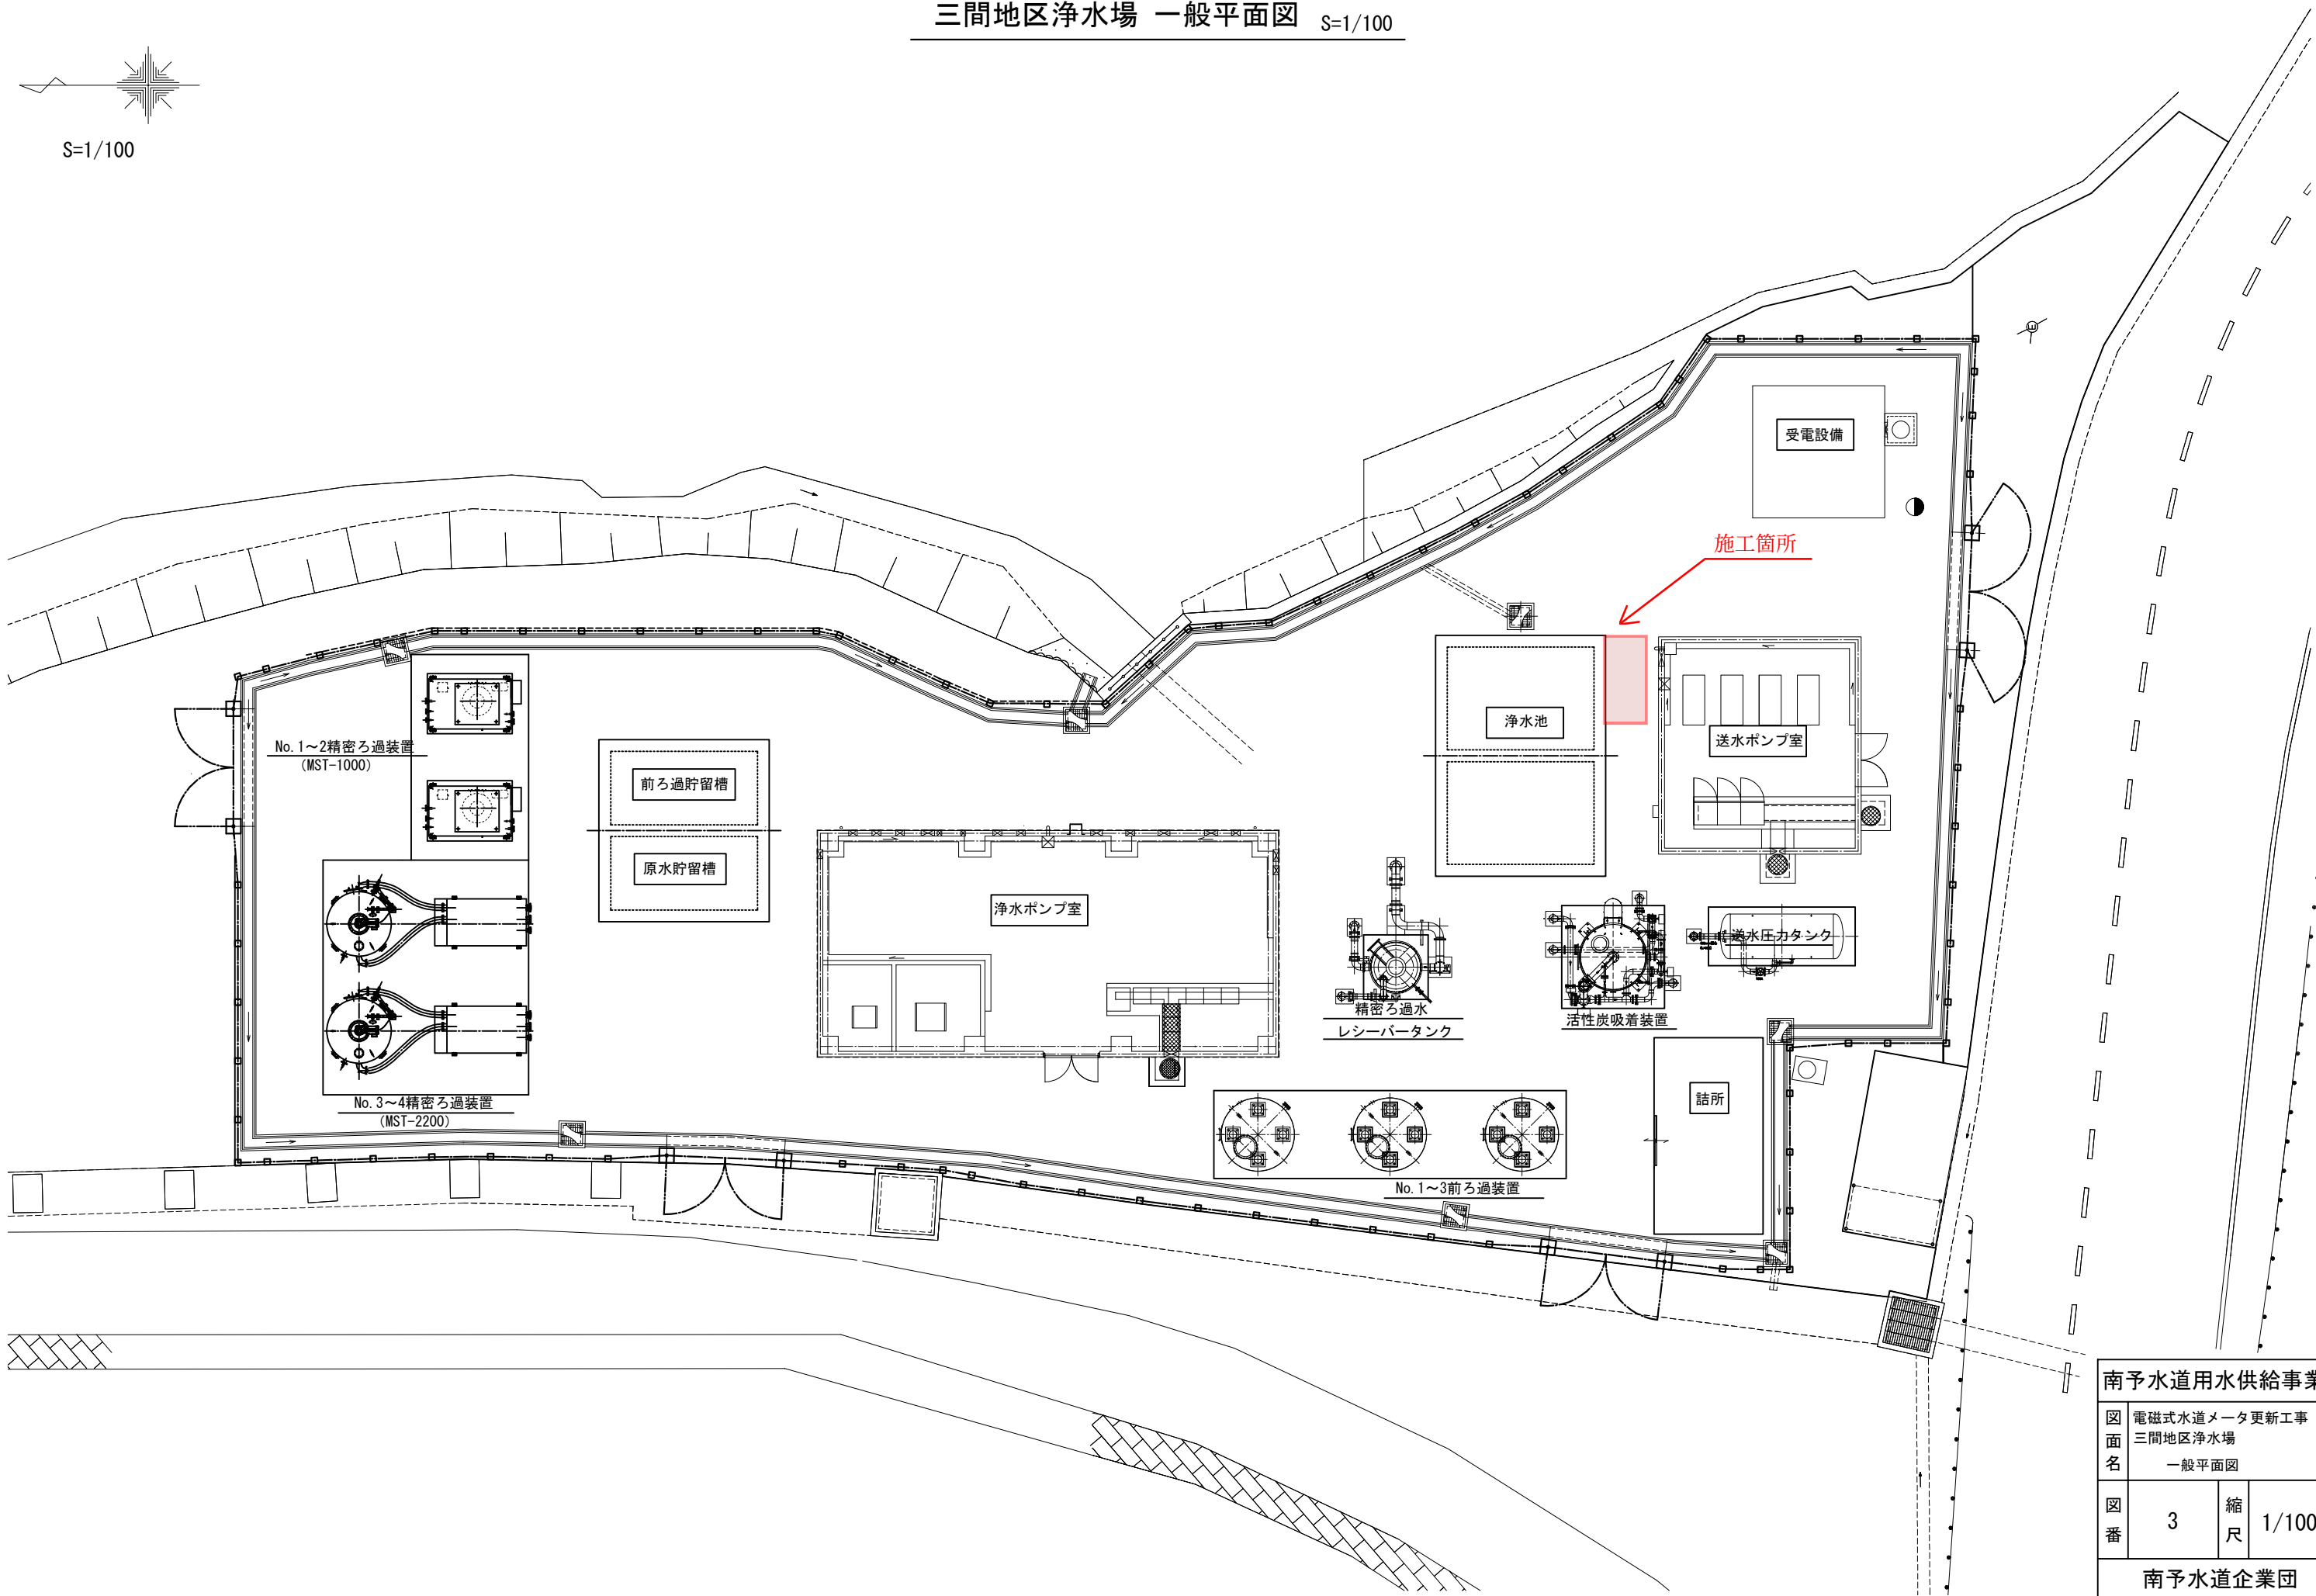

南予水道用水供給事業			
図面名	電磁式水道メータ更新工事		
	三間地区浄水場 一般平面図		
図番	3	縮尺	1/100
	南予水道企業団		


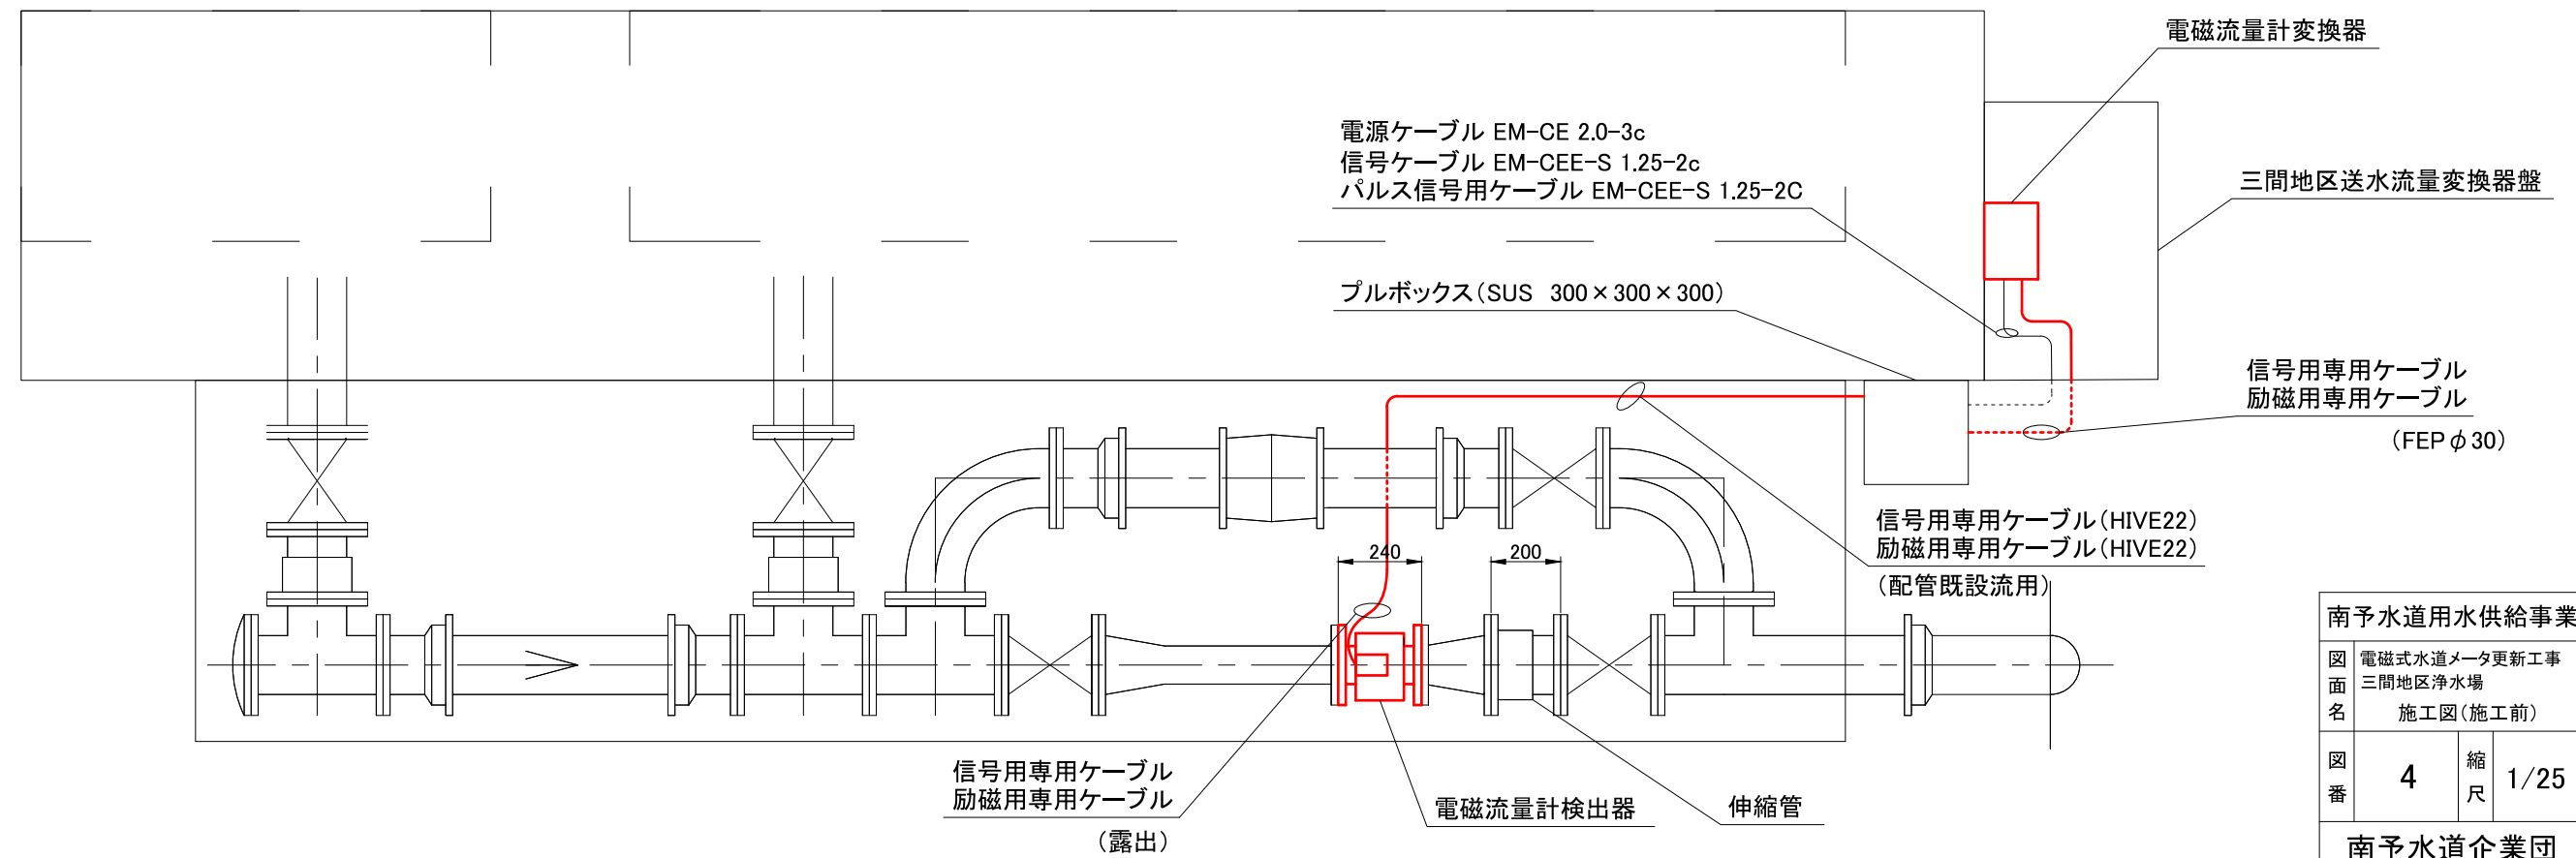
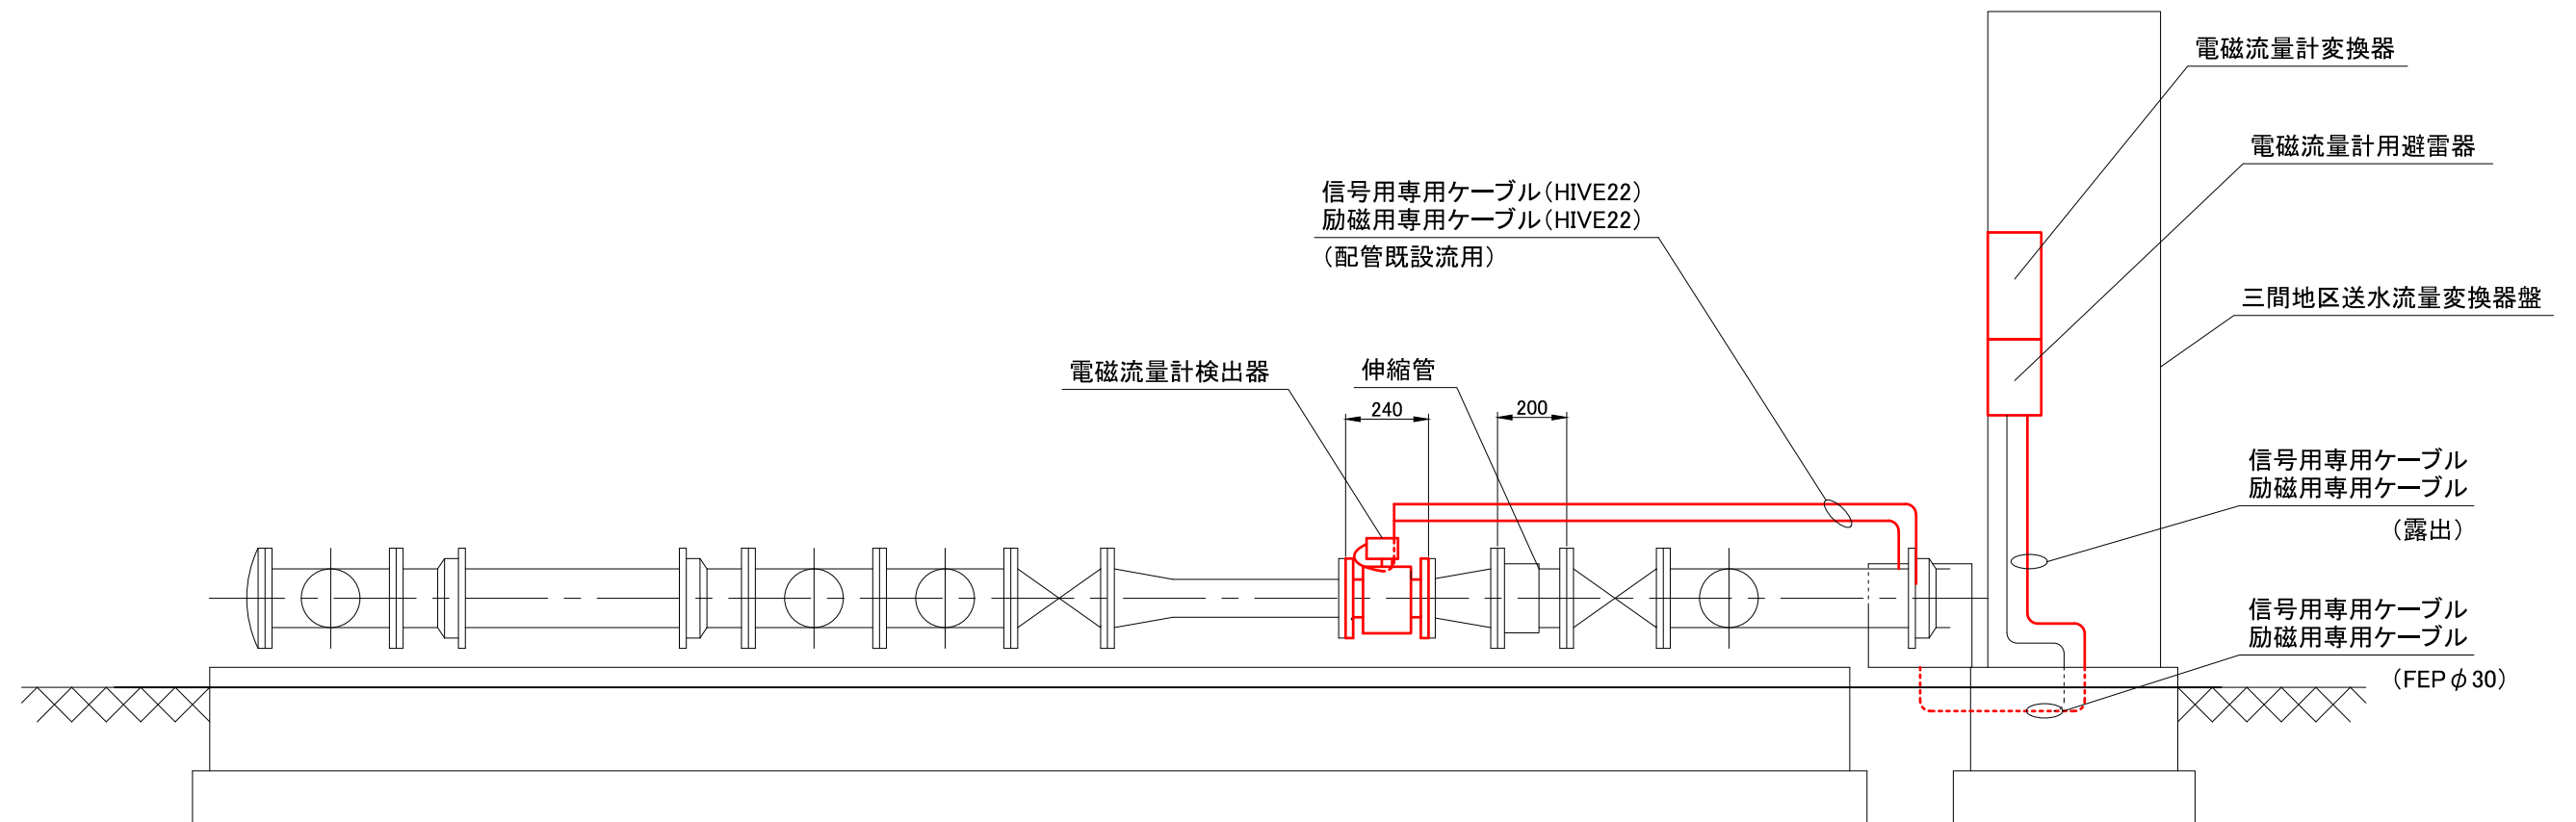


南予水道用水供給事業			
図面名	電磁式水道メータ更新工事 三間地区浄水場 施工図(施工前)		
図番	4	縮尺	1/25
南予水道企業団			

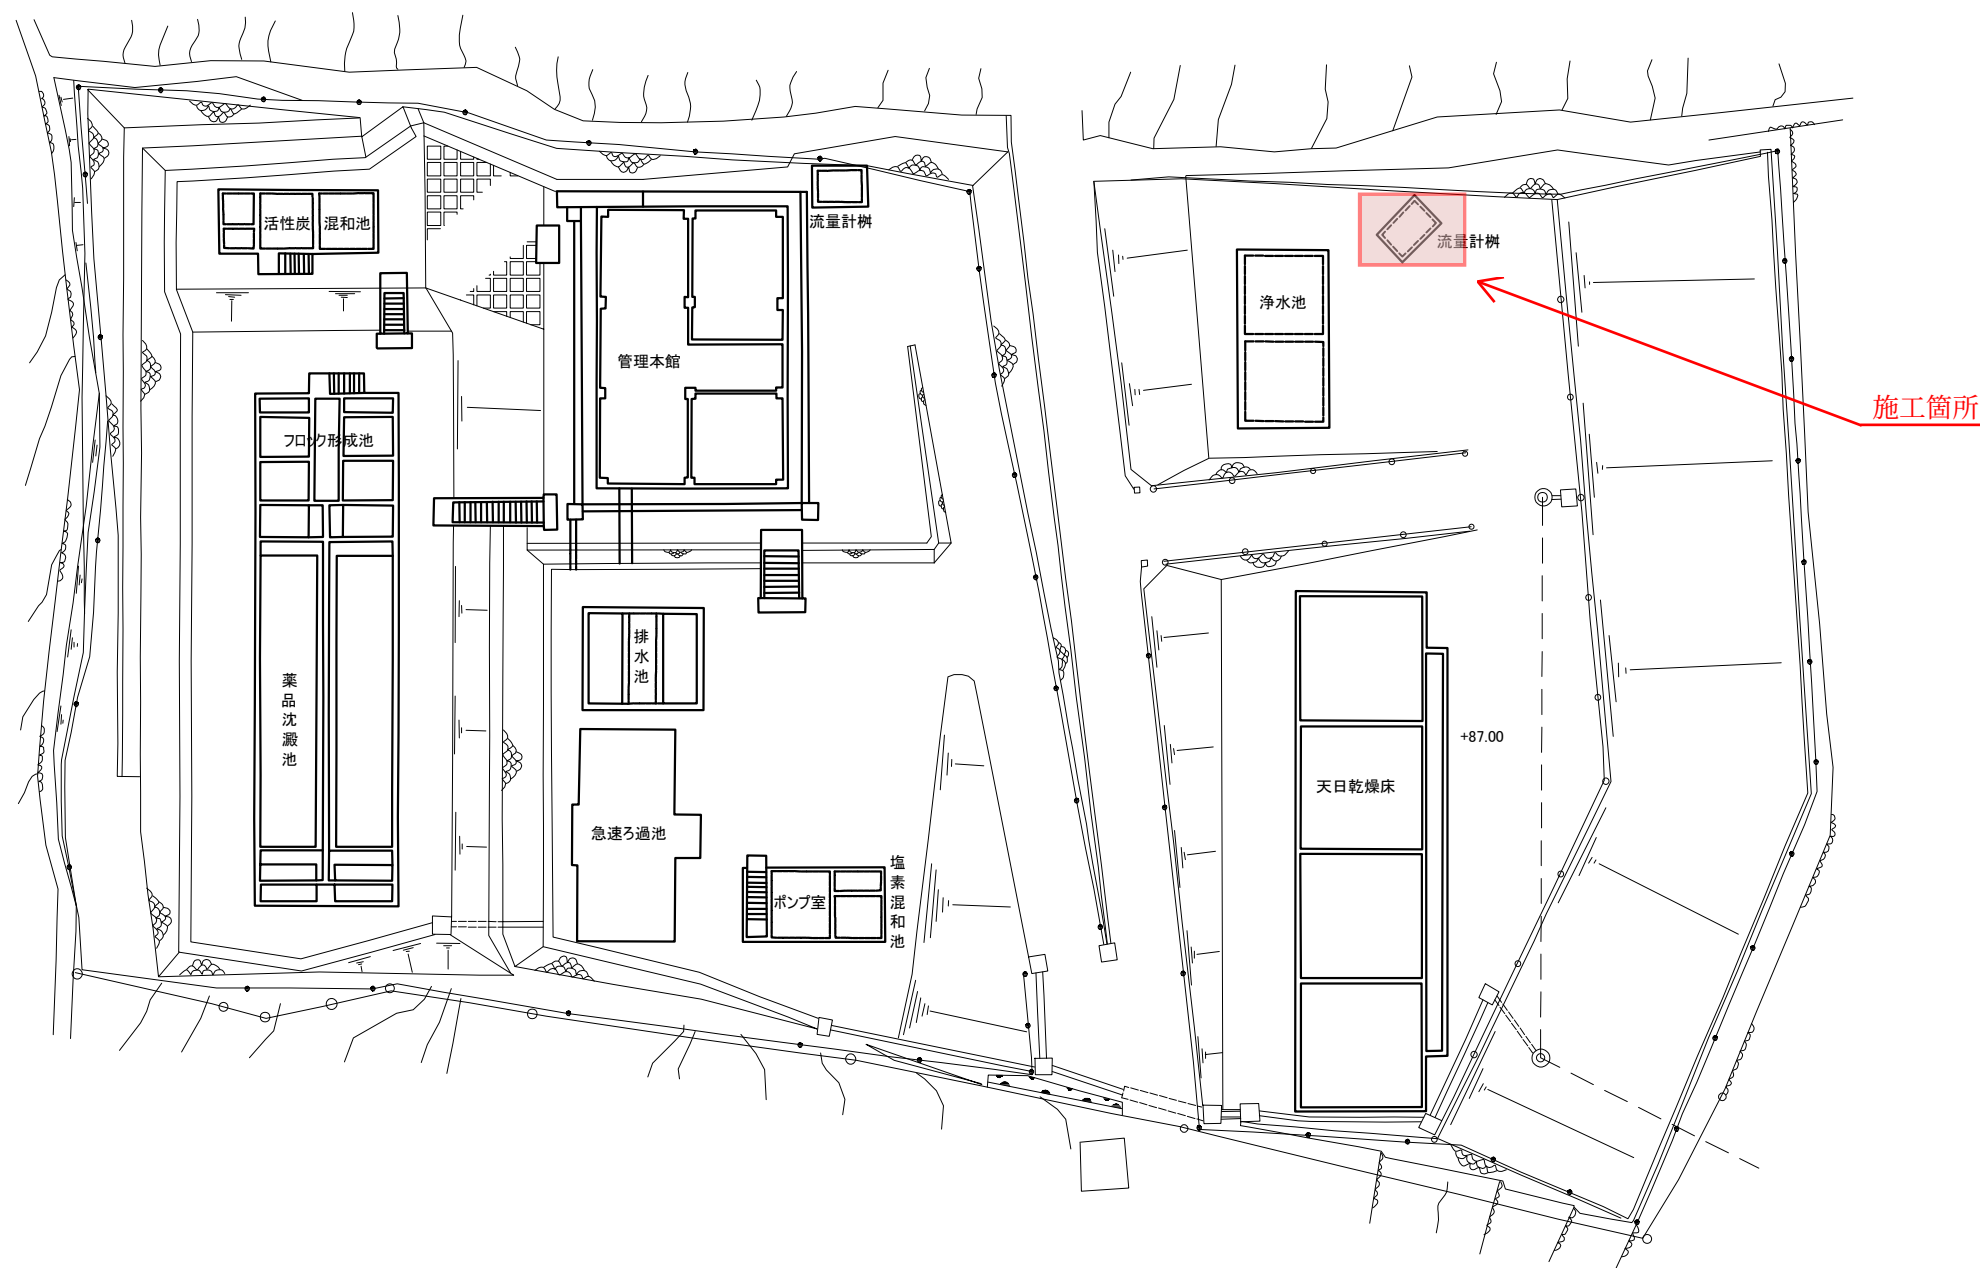
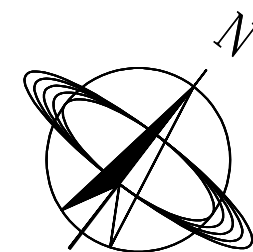


明浜浄水場 一般平面図

南予水道用水供給事業			
図 面 名	電磁式水道メータ更新工事 吉田地区浄水場 一般平面図		
図 番	5	縮 尺	1/300
南予水道企業団			

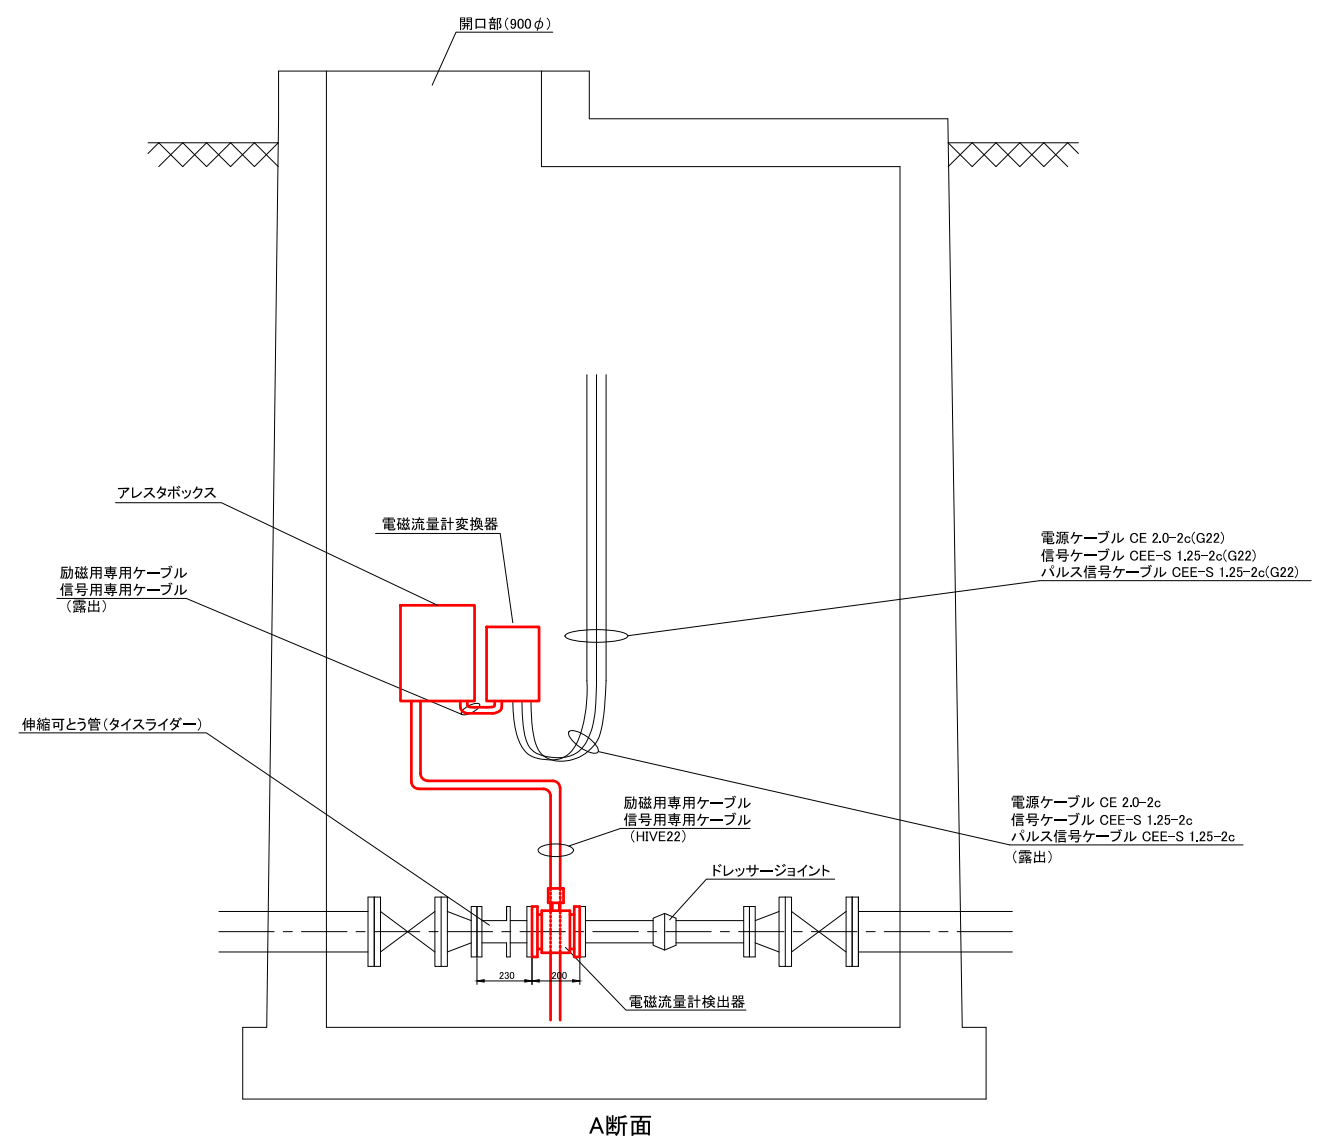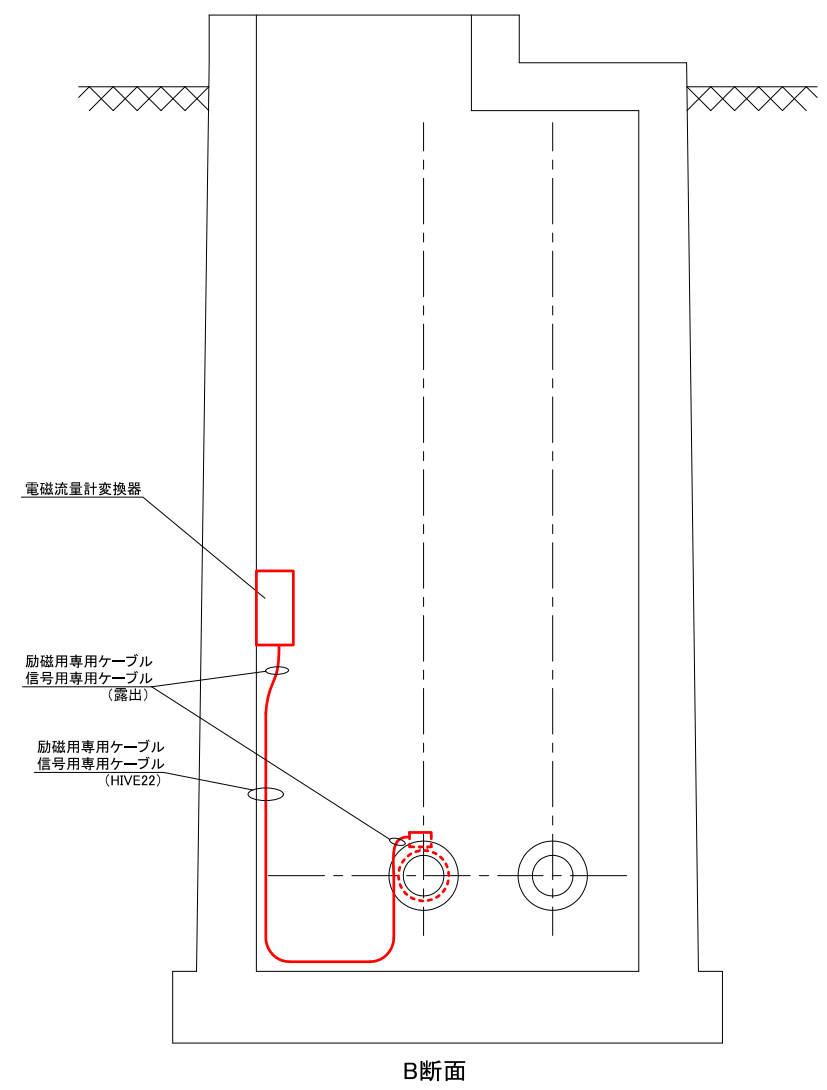
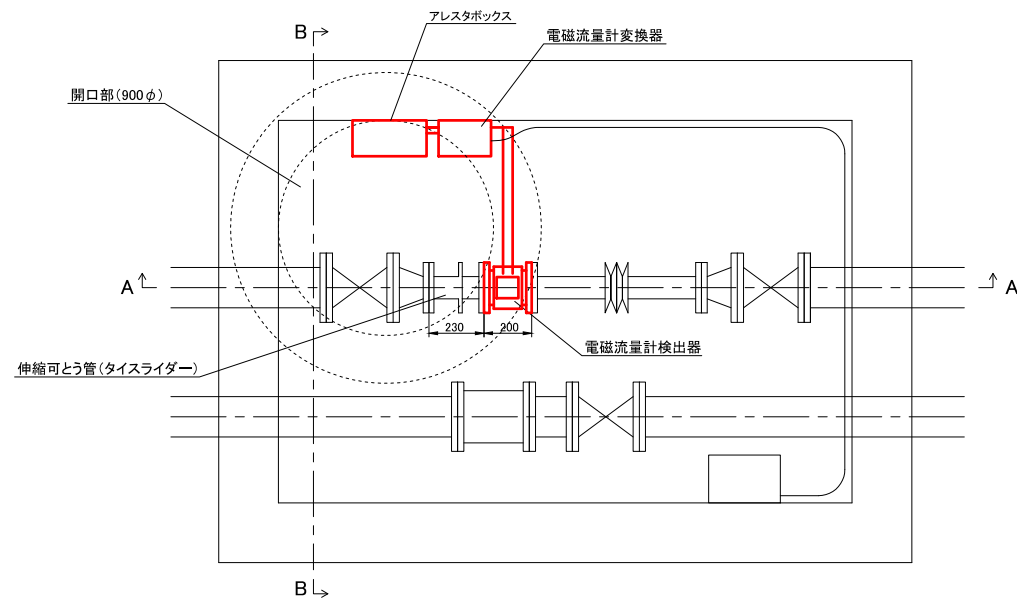


南予水道用水供給事業			
図面名	電磁式水道メータ更新工事 明浜浄水場 施工図(更新前)		
図番	6	縮尺	1/30
南予水道企業団			

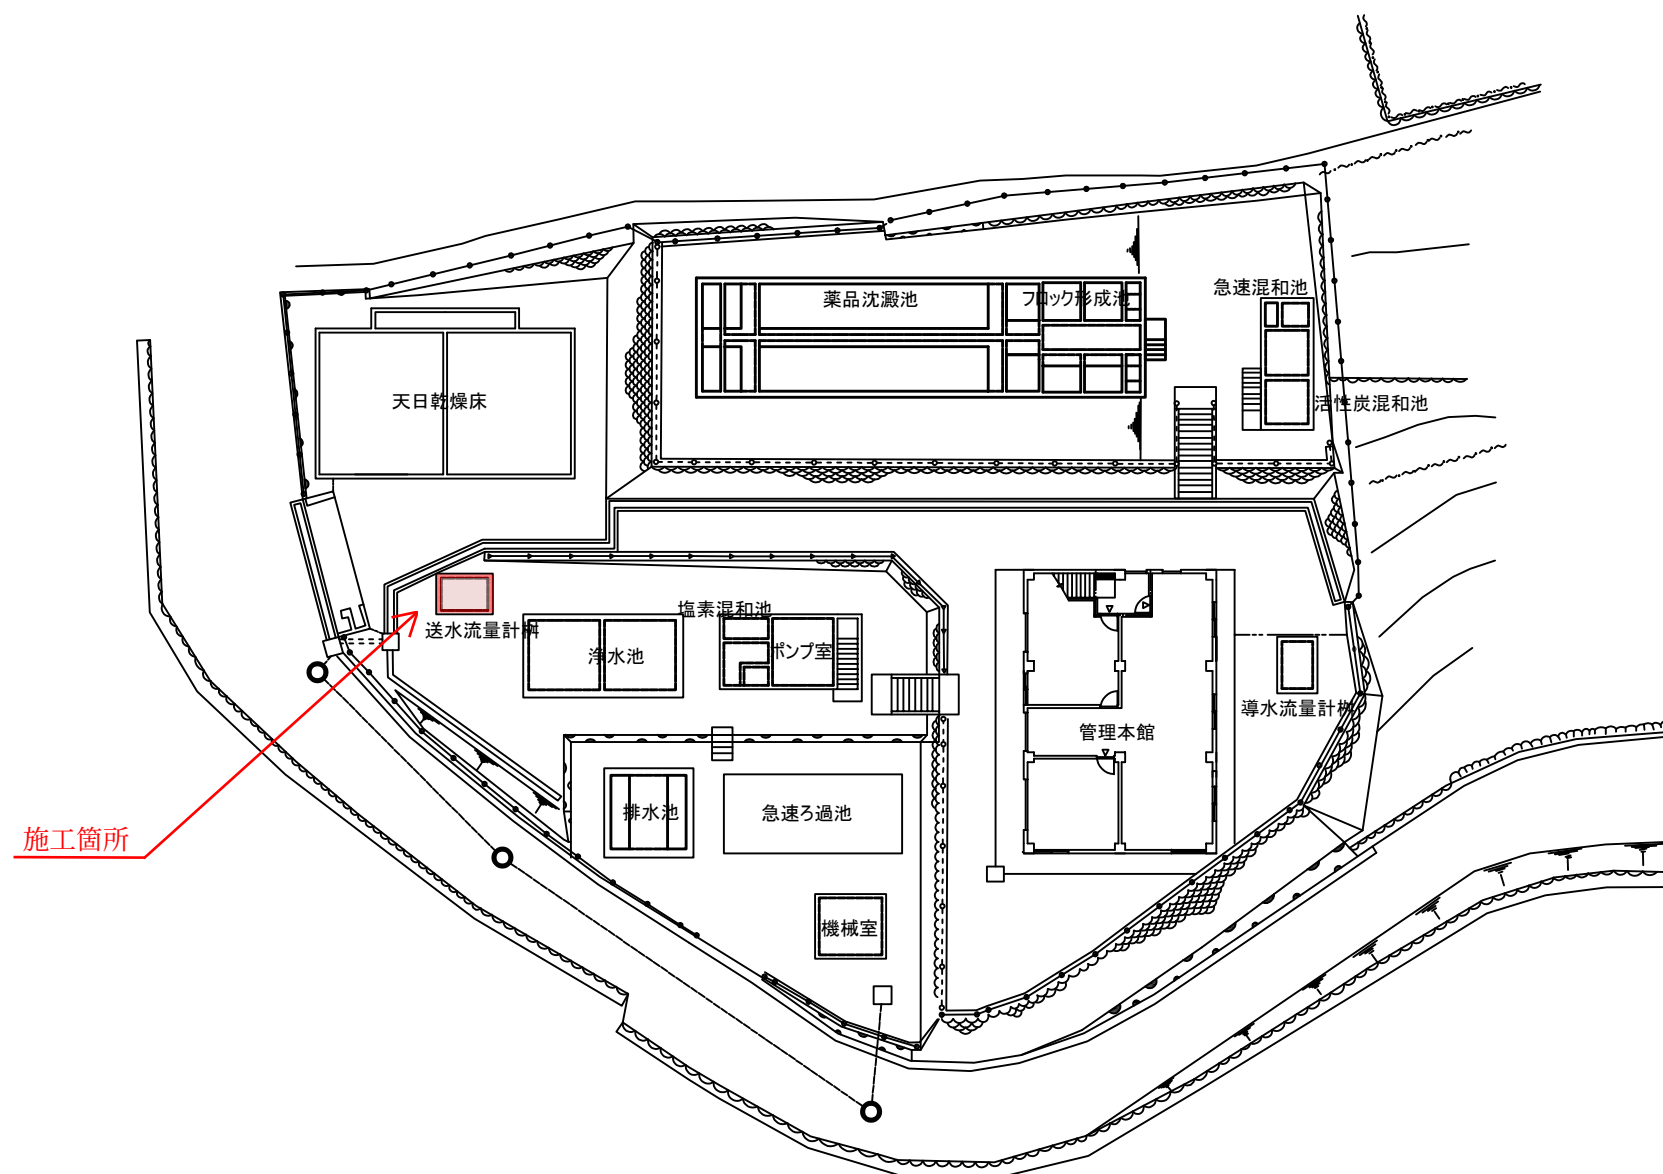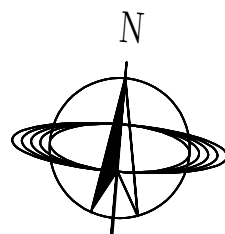


三瓶浄水場一般平面図

南予水道用水供給事業			
図 面 名	電磁式水道メータ更新工事 三瓶浄水場 一般平面図		
図 番	7	縮 尺	1/200
南予水道企業団			

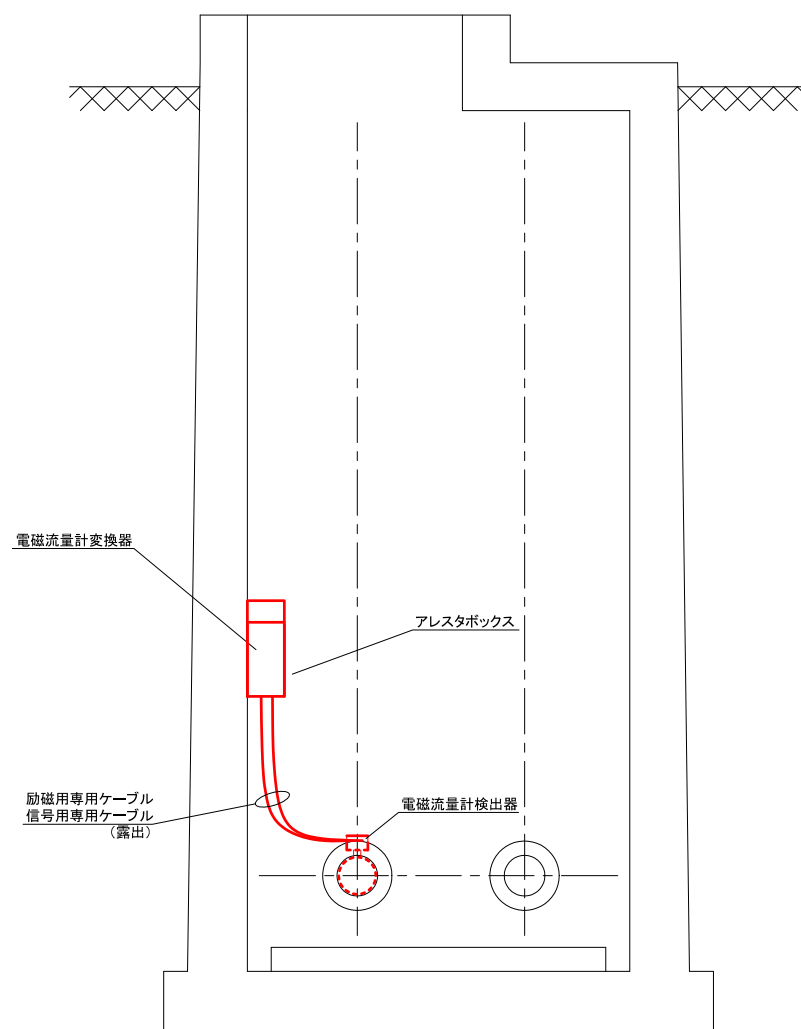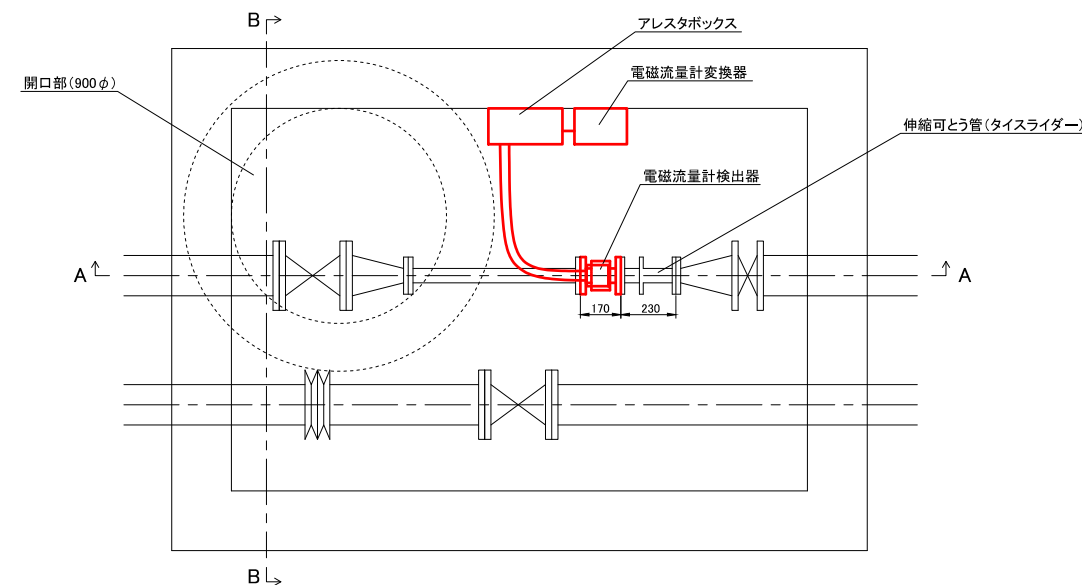


B断面

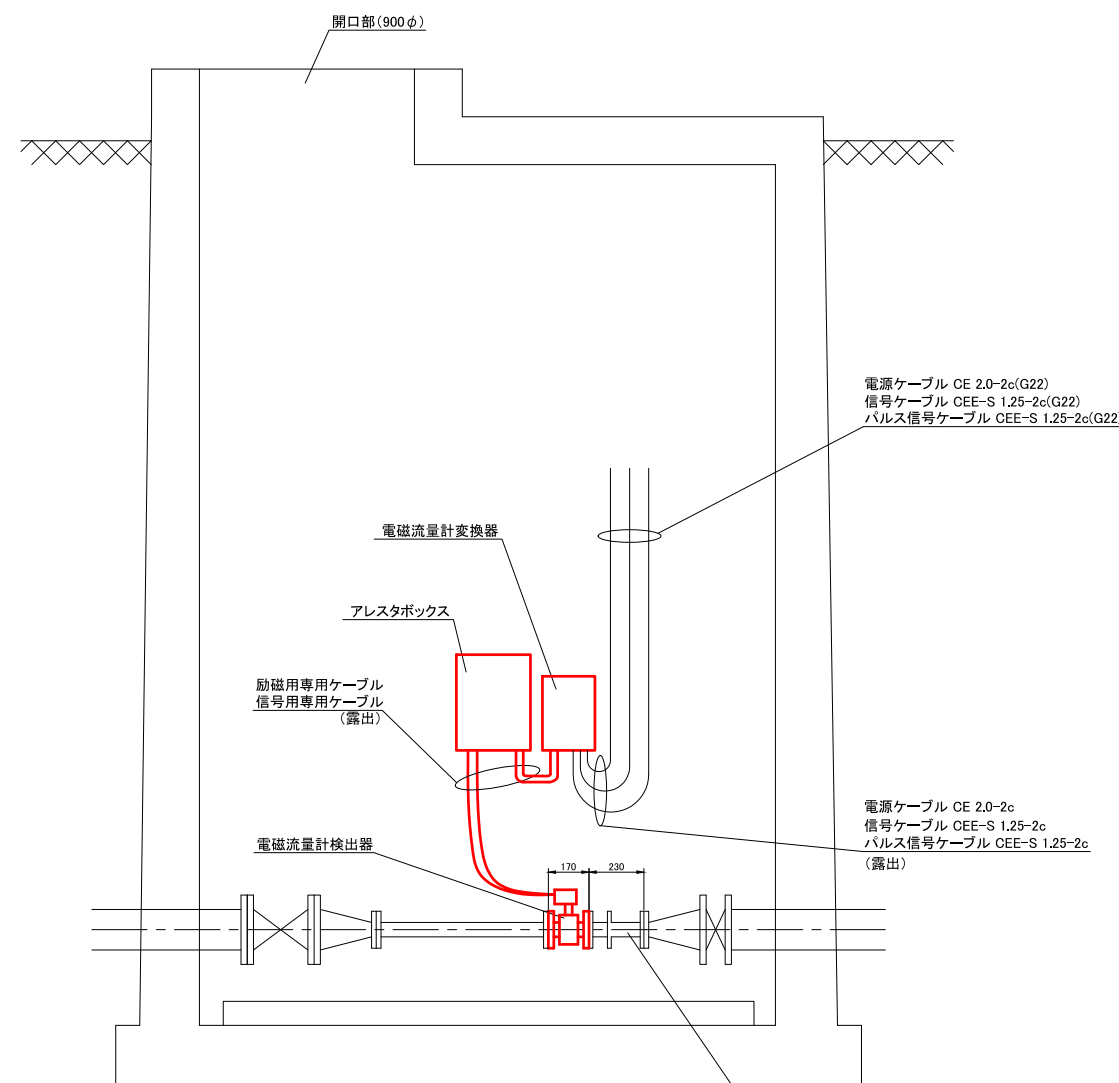


A断面

南予水道用水供給事業			
図面名	電磁式水道メータ更新工事 三瓶浄水場 施工図(更新前)		
図番	8	縮尺	1/30
南予水道企業団			

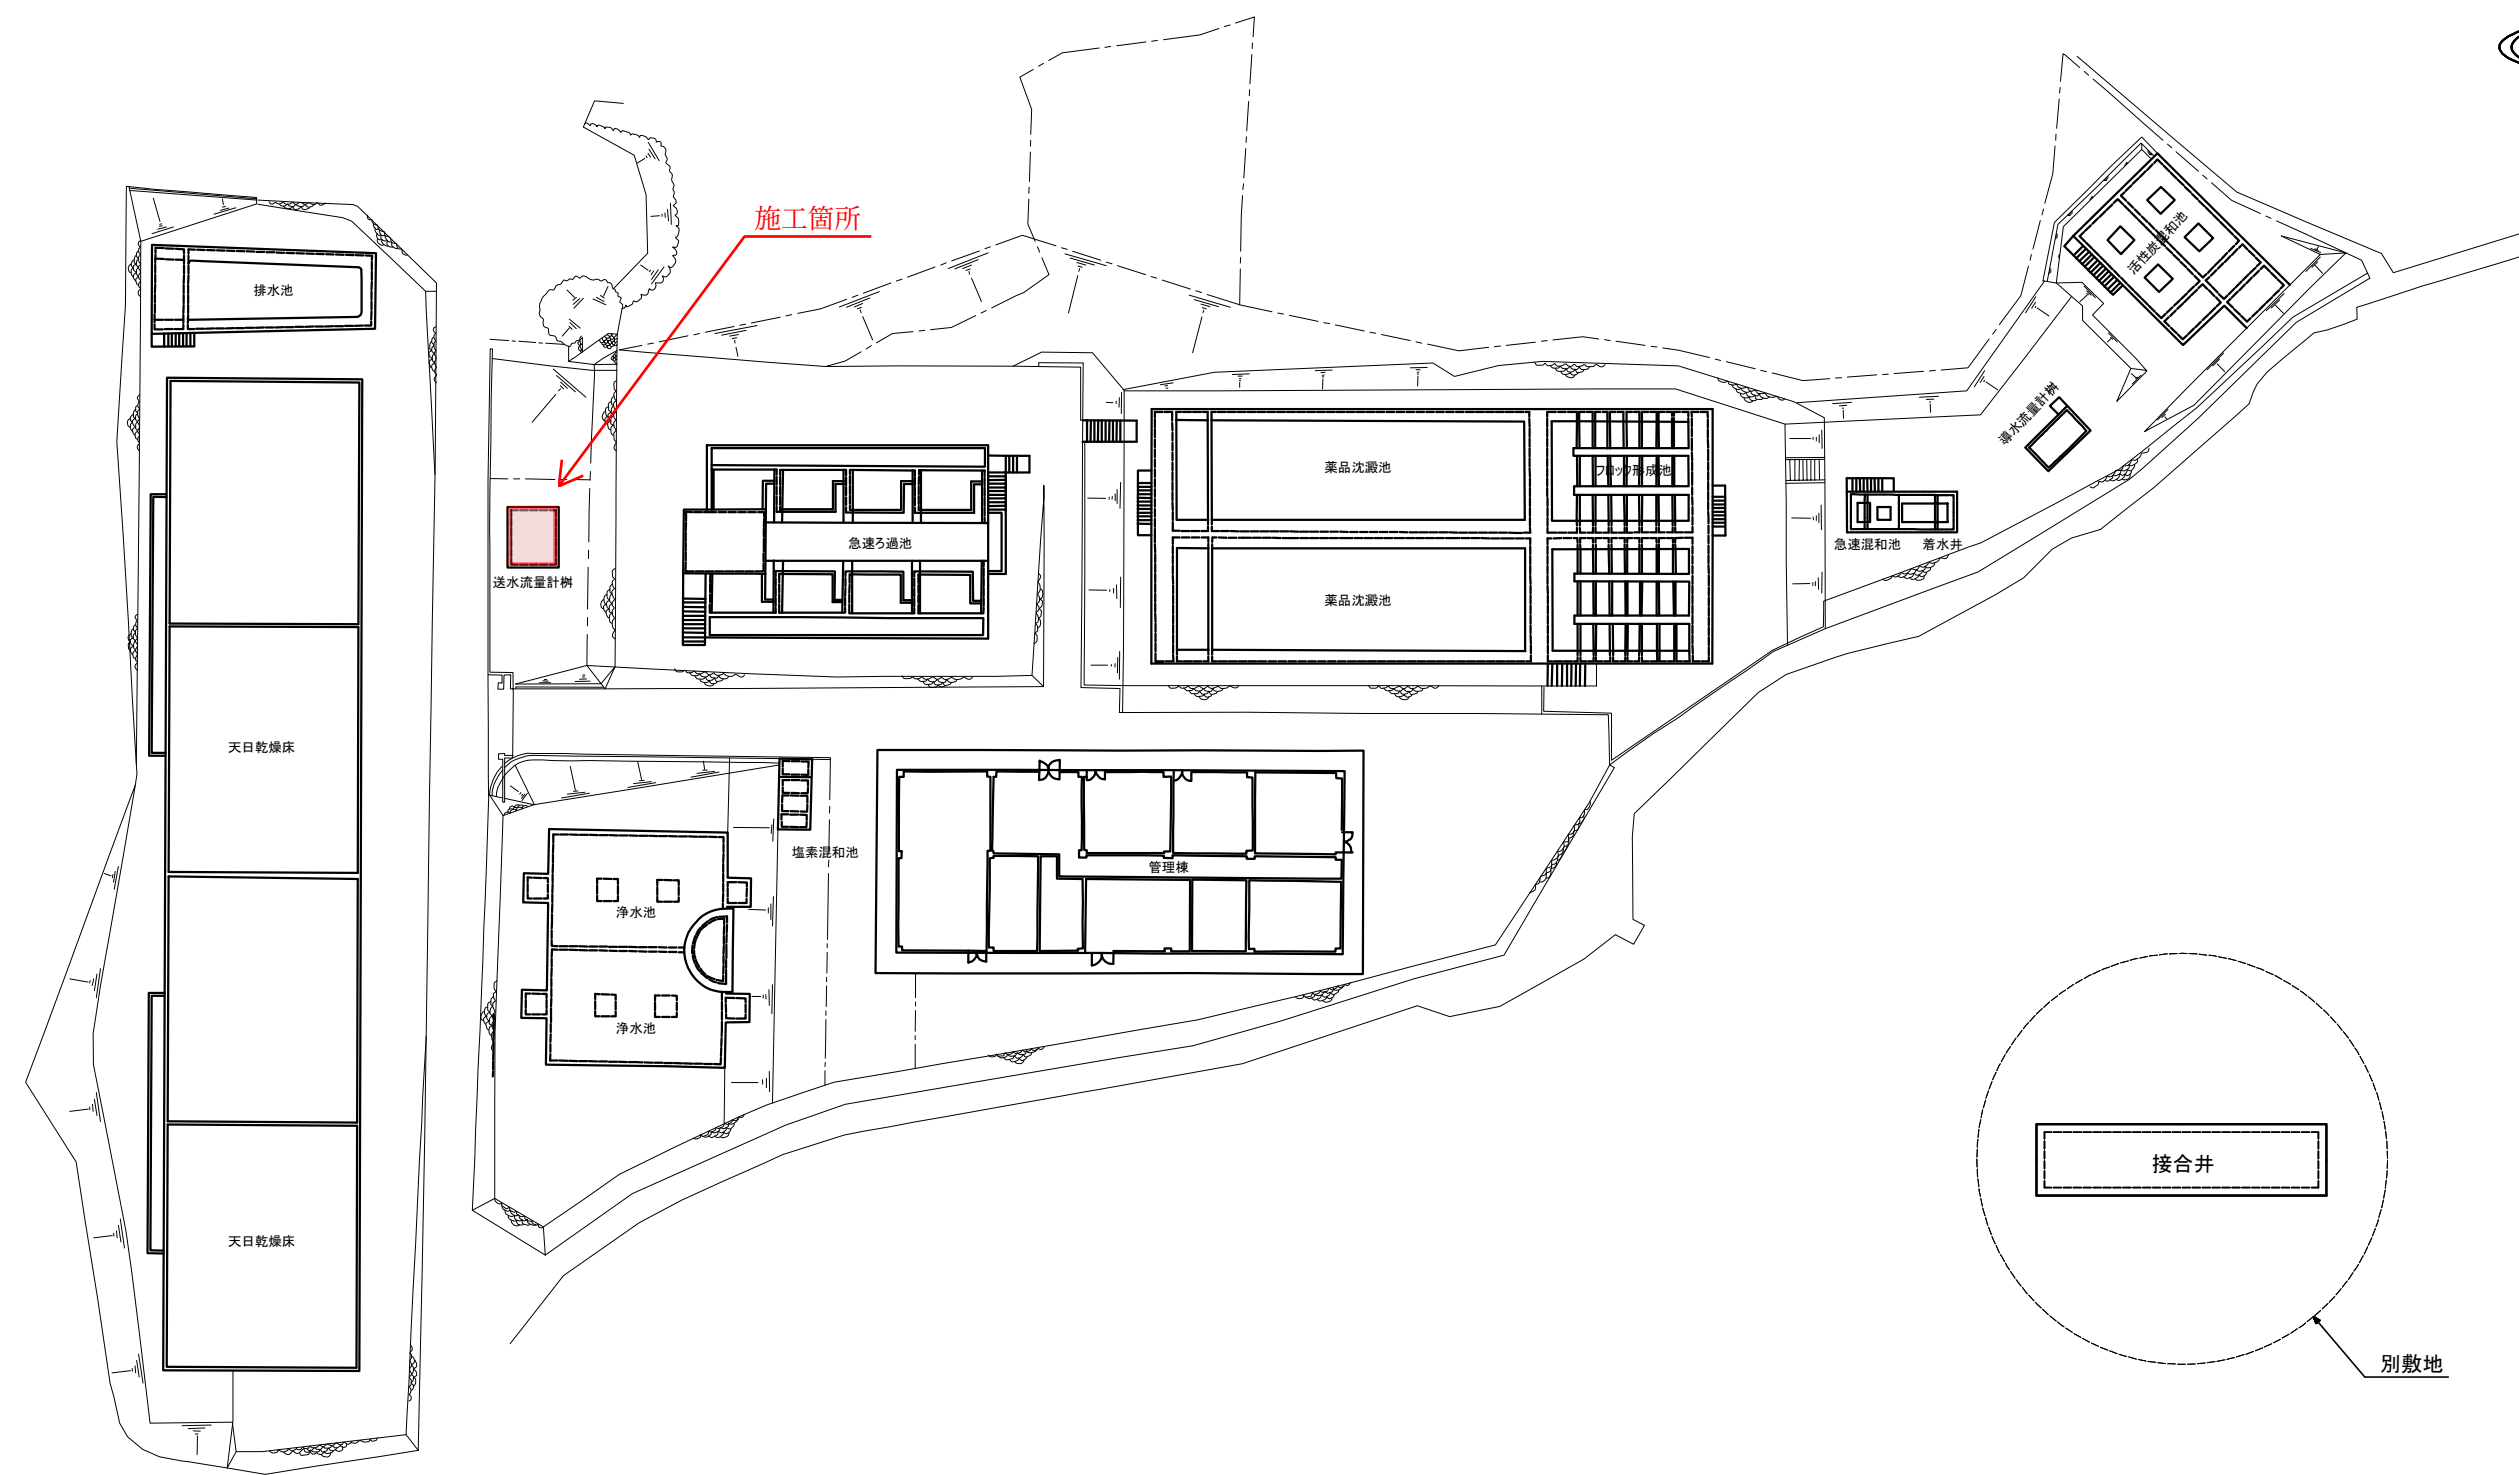

八幡浜浄水場 一般平面図



南予水道用水供給事業			
図 面 名	電磁式水道メータ更新工事		
	八幡浜浄水場		
図 番	一般平面図		
	9	縮 尺	1/300
南予水道企業団			

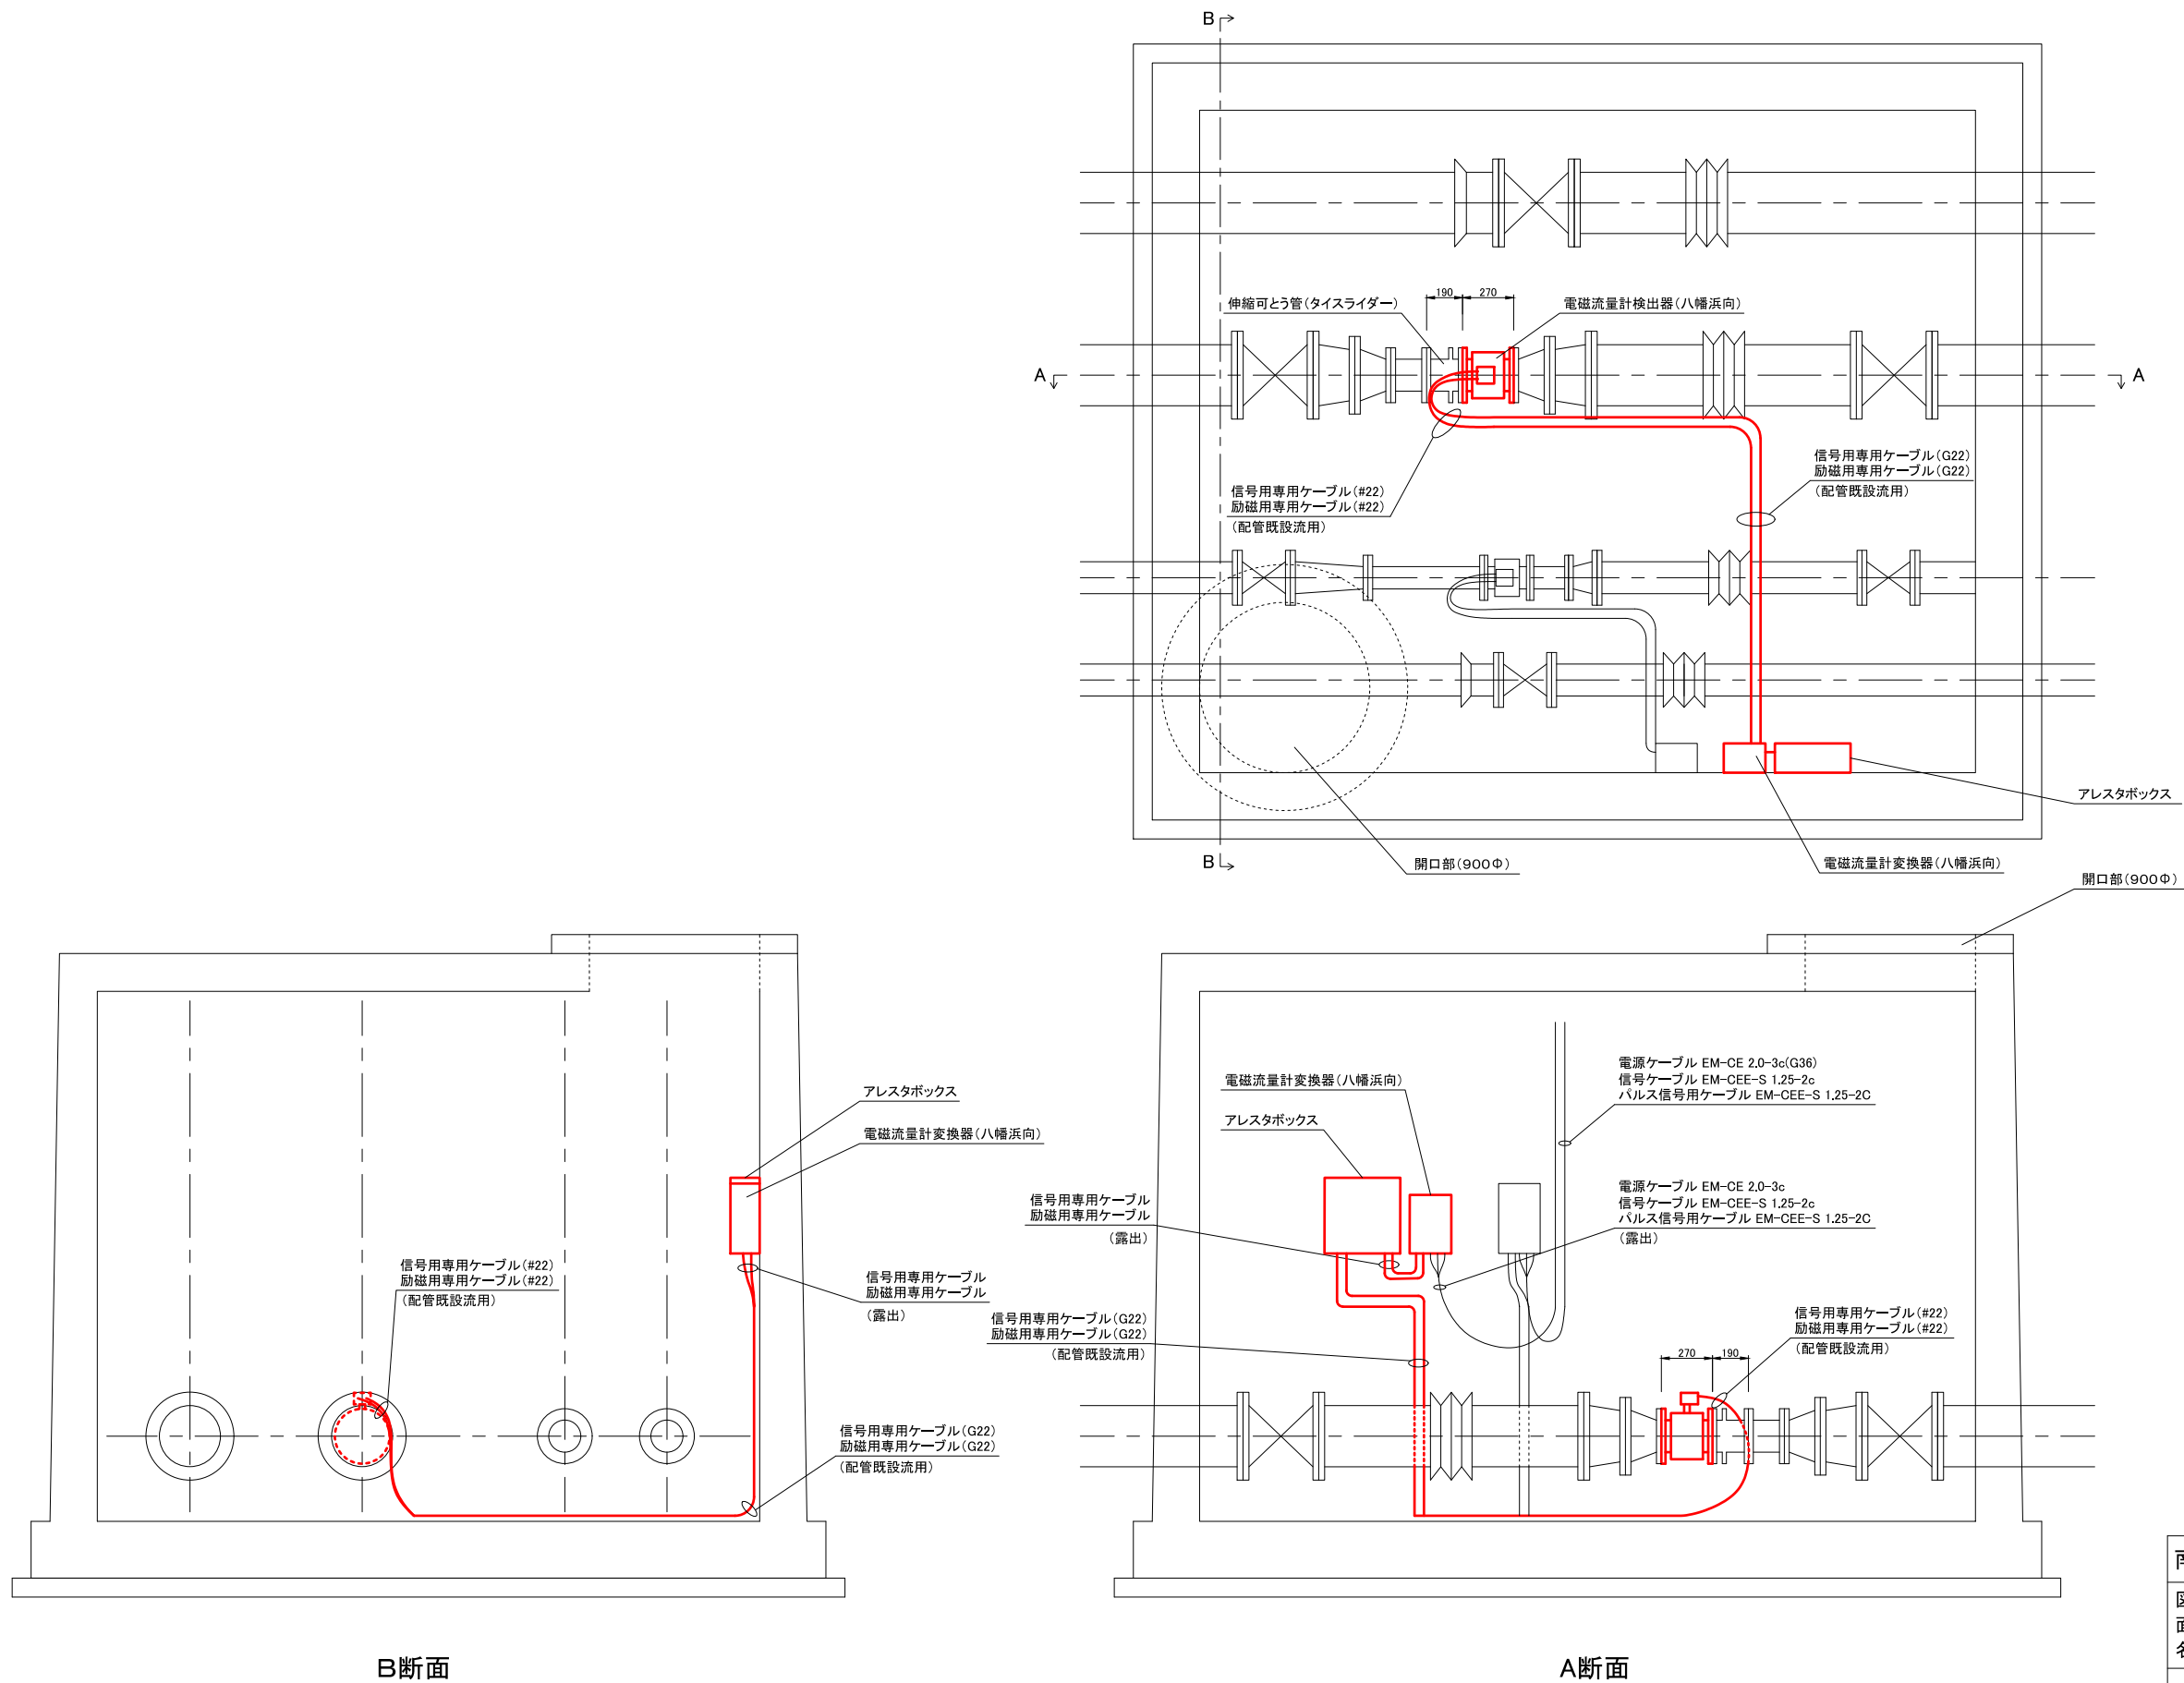

B断面


A断面

南予水道用水供給事業			
図面名	電磁式水道メータ更新工事 八幡浜浄水場(八幡浜向) 施工図(更新前)		
図番	10	縮尺	1/35
南予水道企業団			

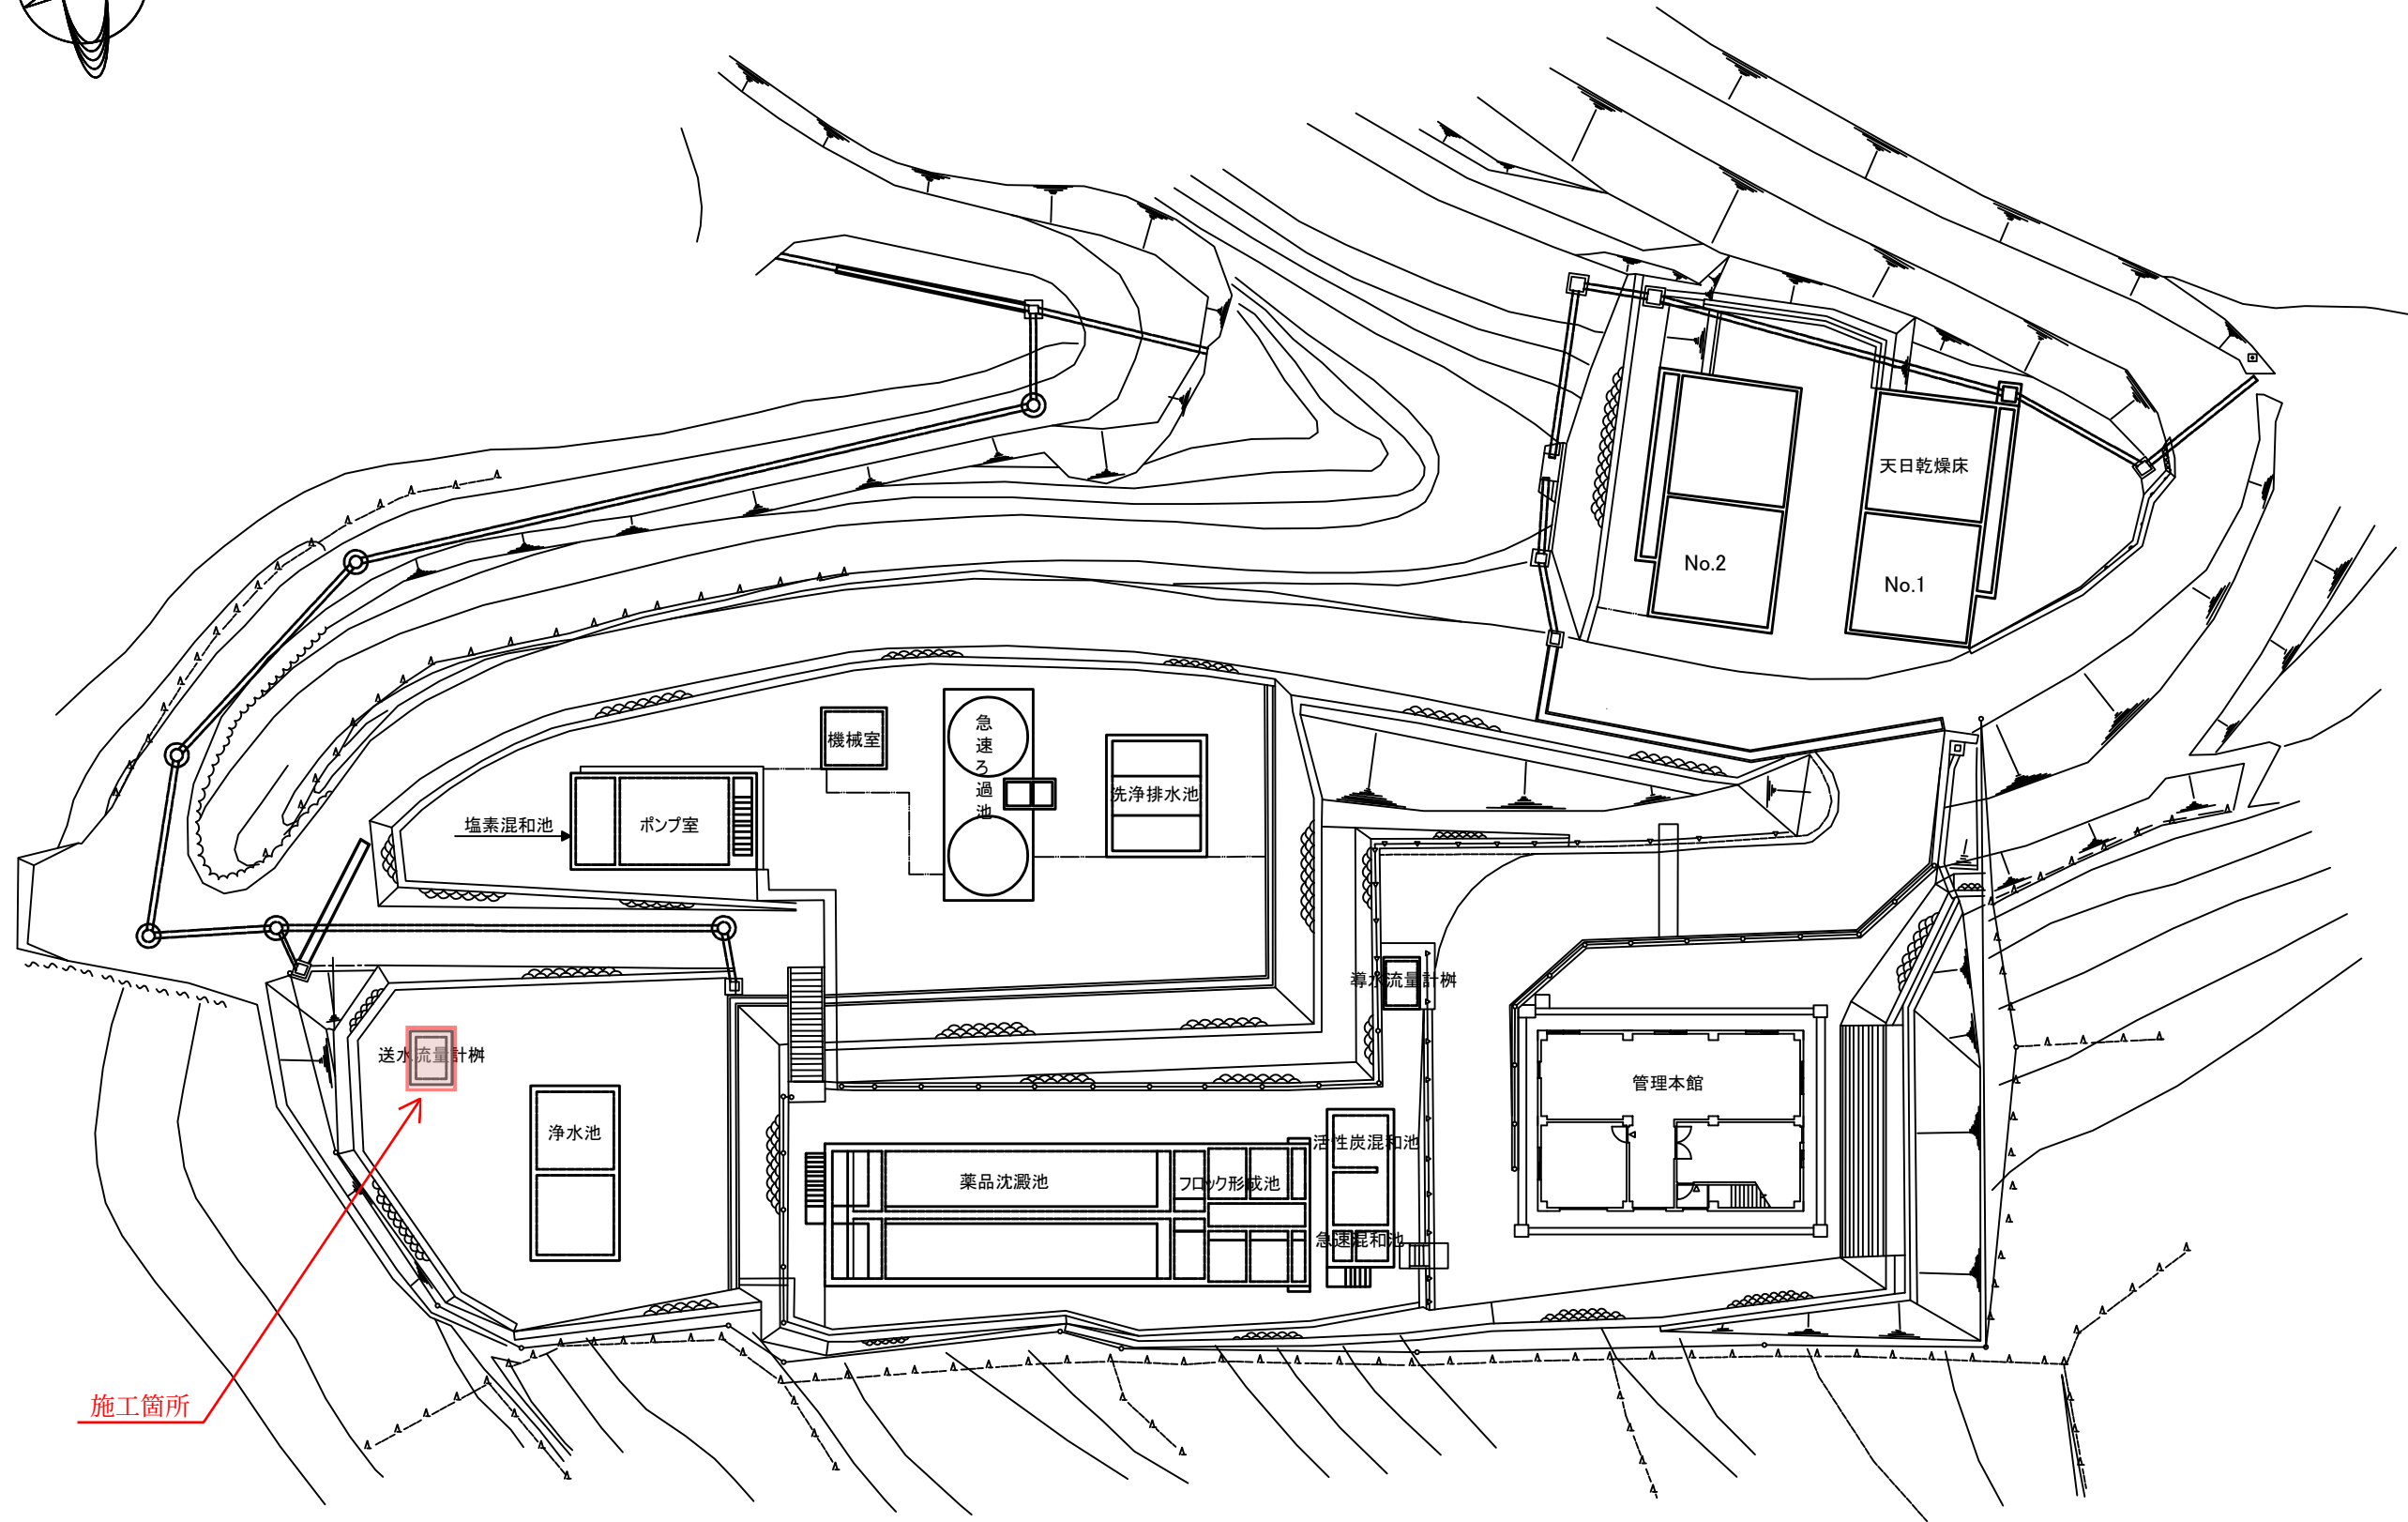
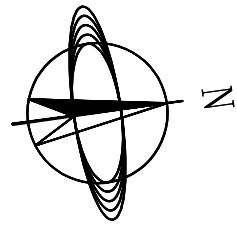


伊方浄水場一般平面図

南予水道用水供給事業			
図面名	電磁式水道メータ更新工事		
	伊方浄水場 一般平面図		
図番	11	縮尺	1/200
	南予水道企業団		

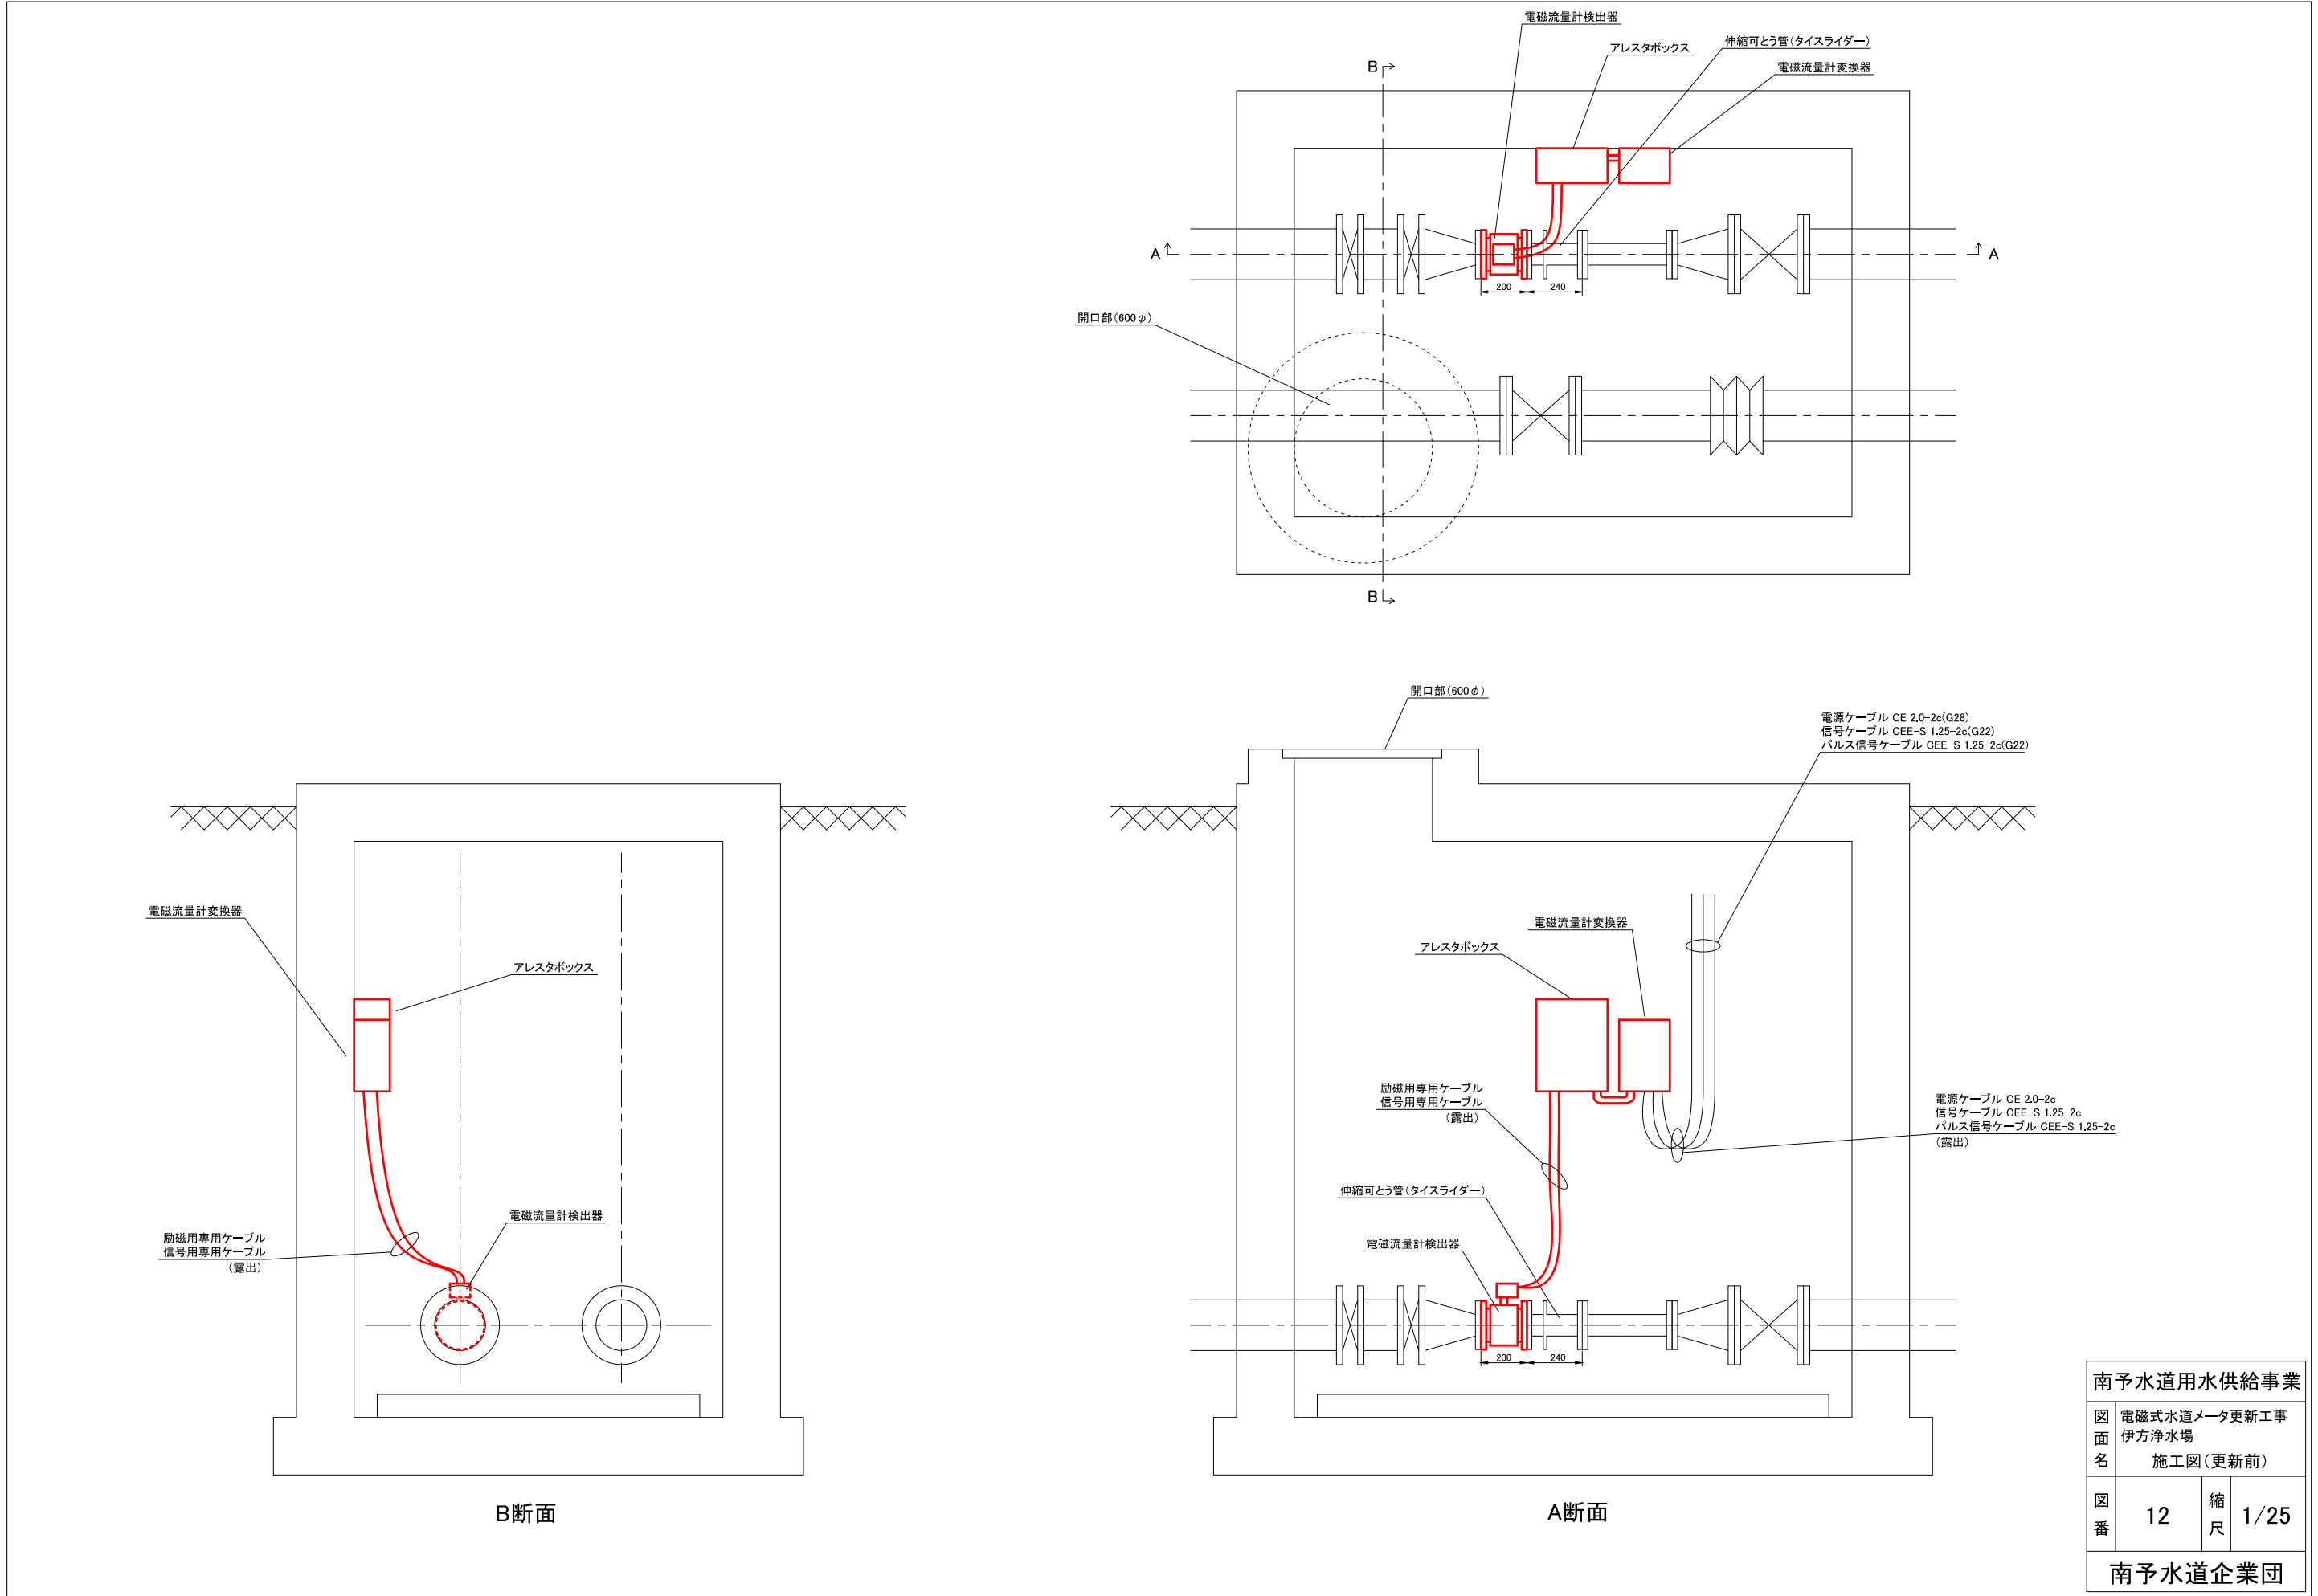

南予水道用水供給事業			
図面名	電磁式水道メータ更新工事 伊方浄水場 施工図(更新前)		
図番	12	縮尺	1/25
南予水道企業団			

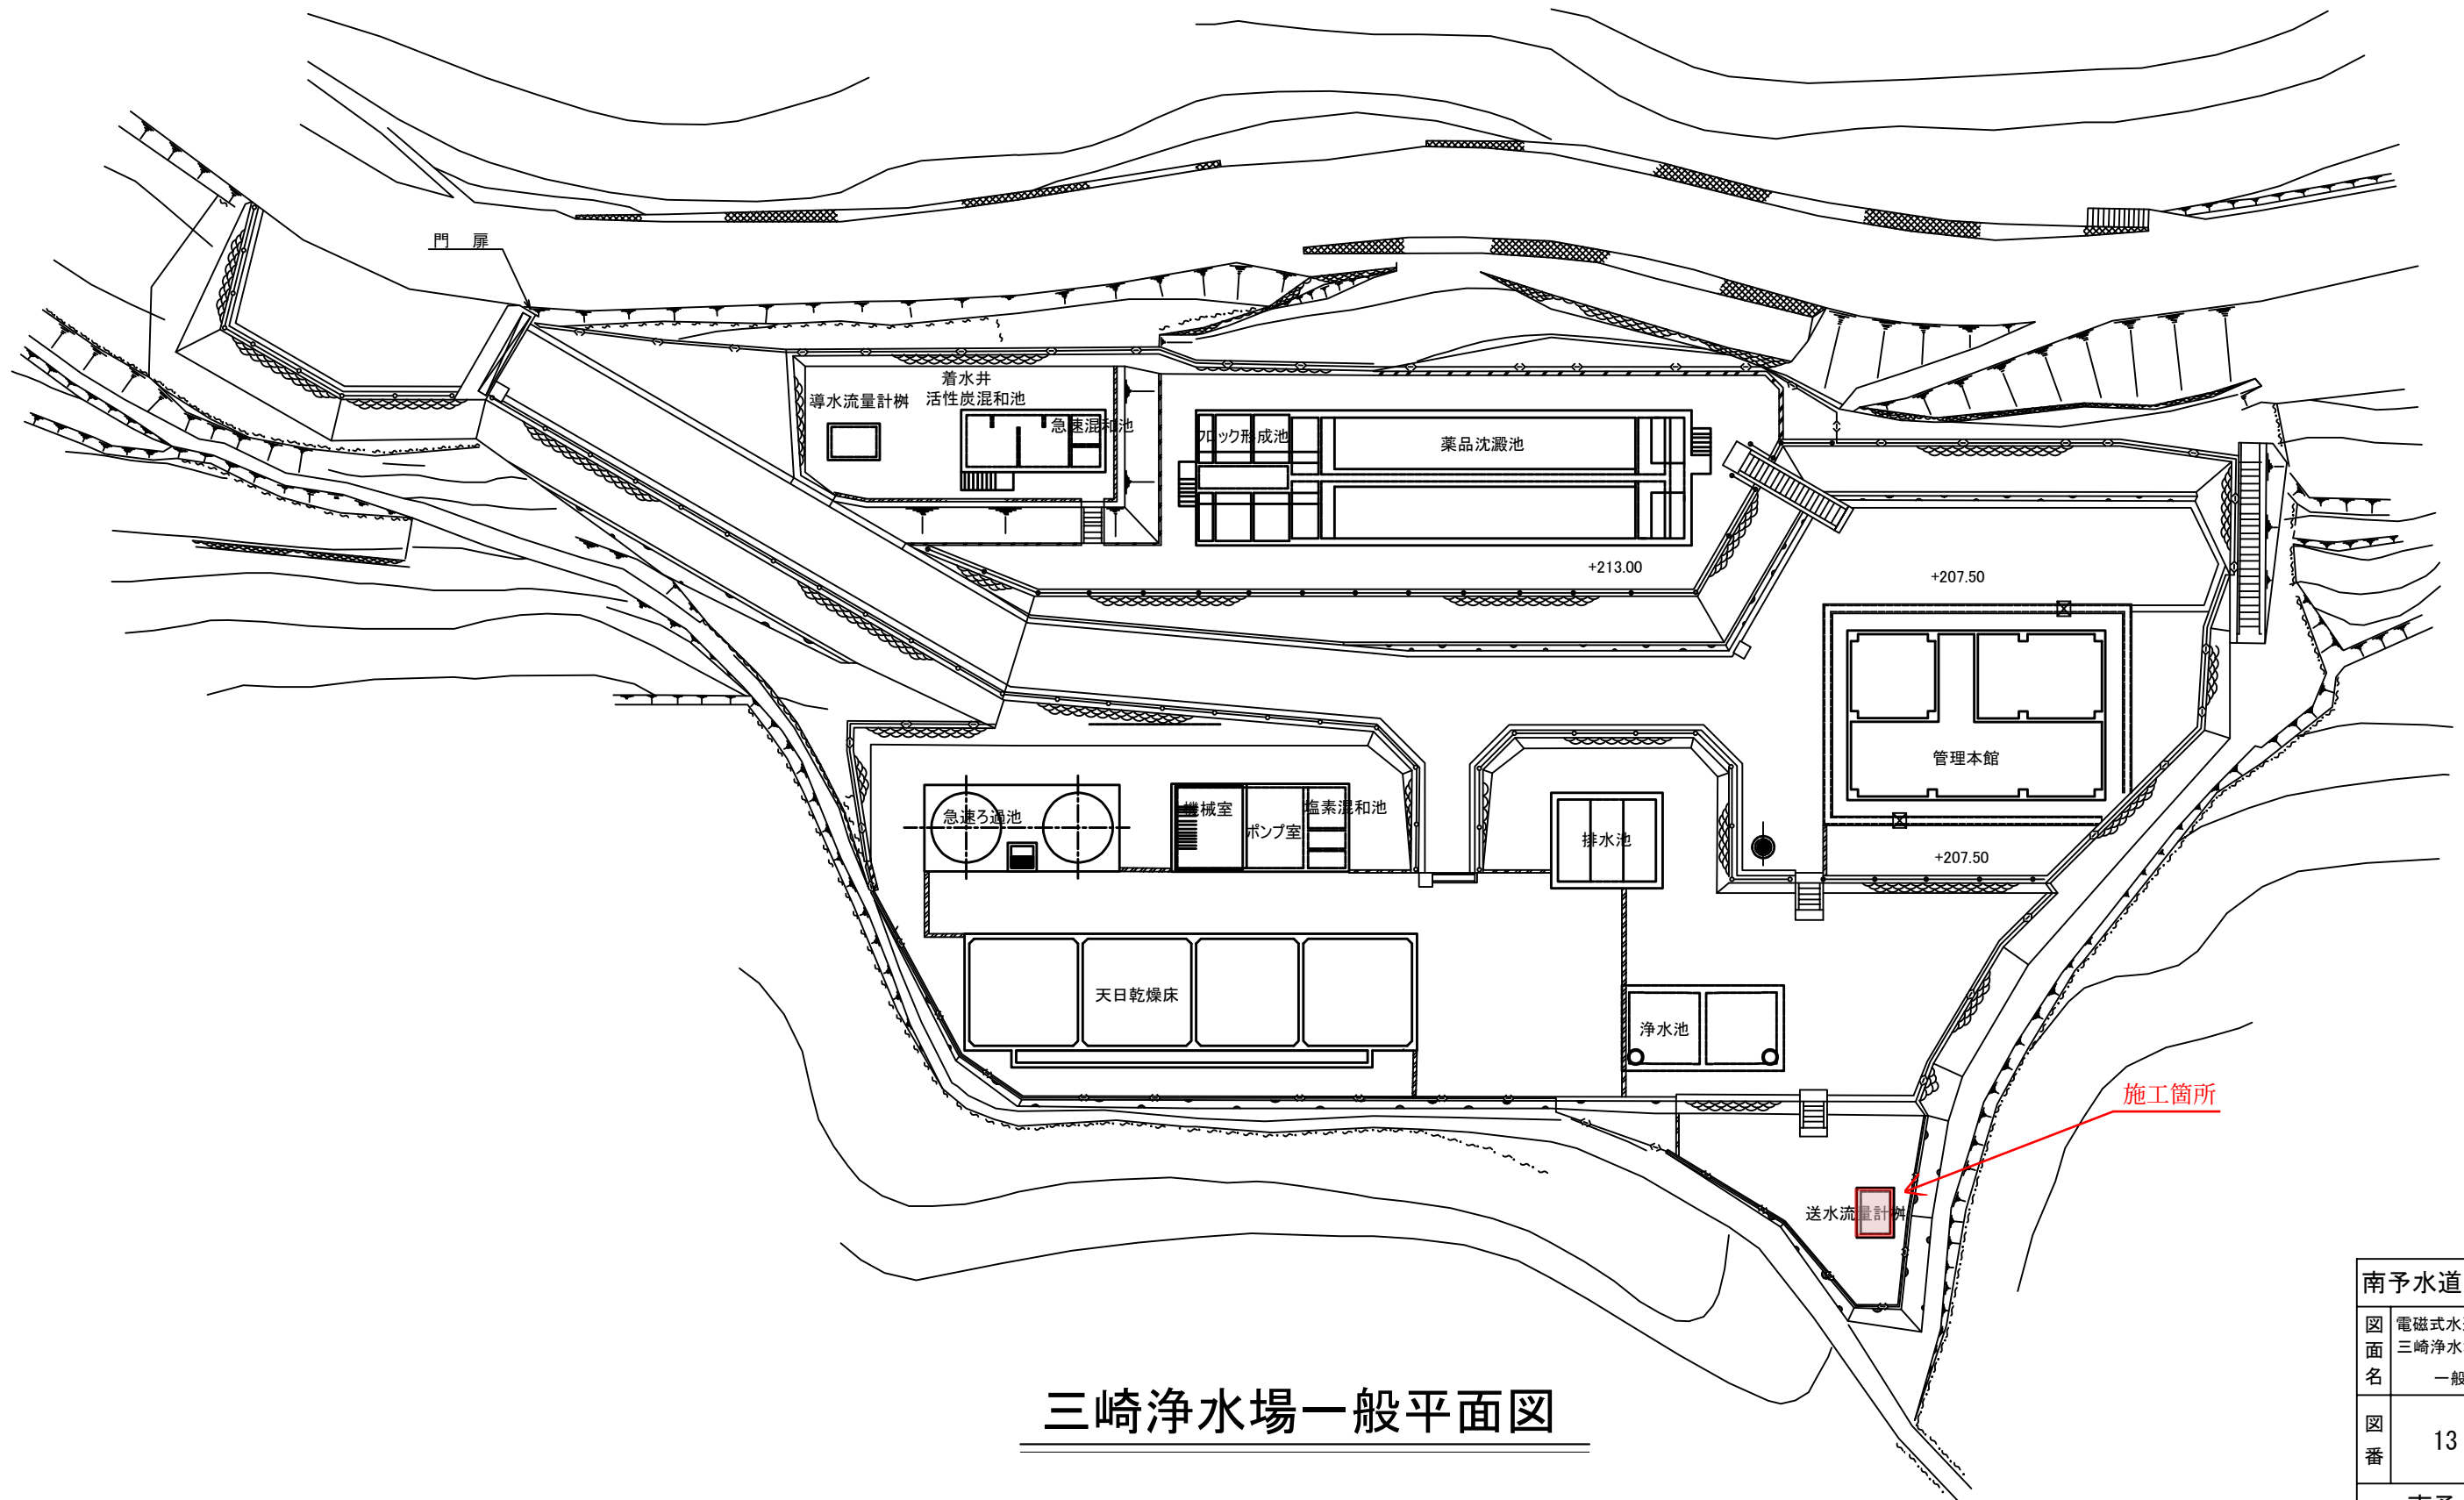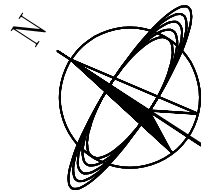

三崎浄水場一般平面図

南予水道用水供給事業			
図 面 名	電磁式水道メータ更新工事		
	三崎浄水場		
図 番	一般平面図		
	13	縮 尺	1/200
南予水道企業団			

