

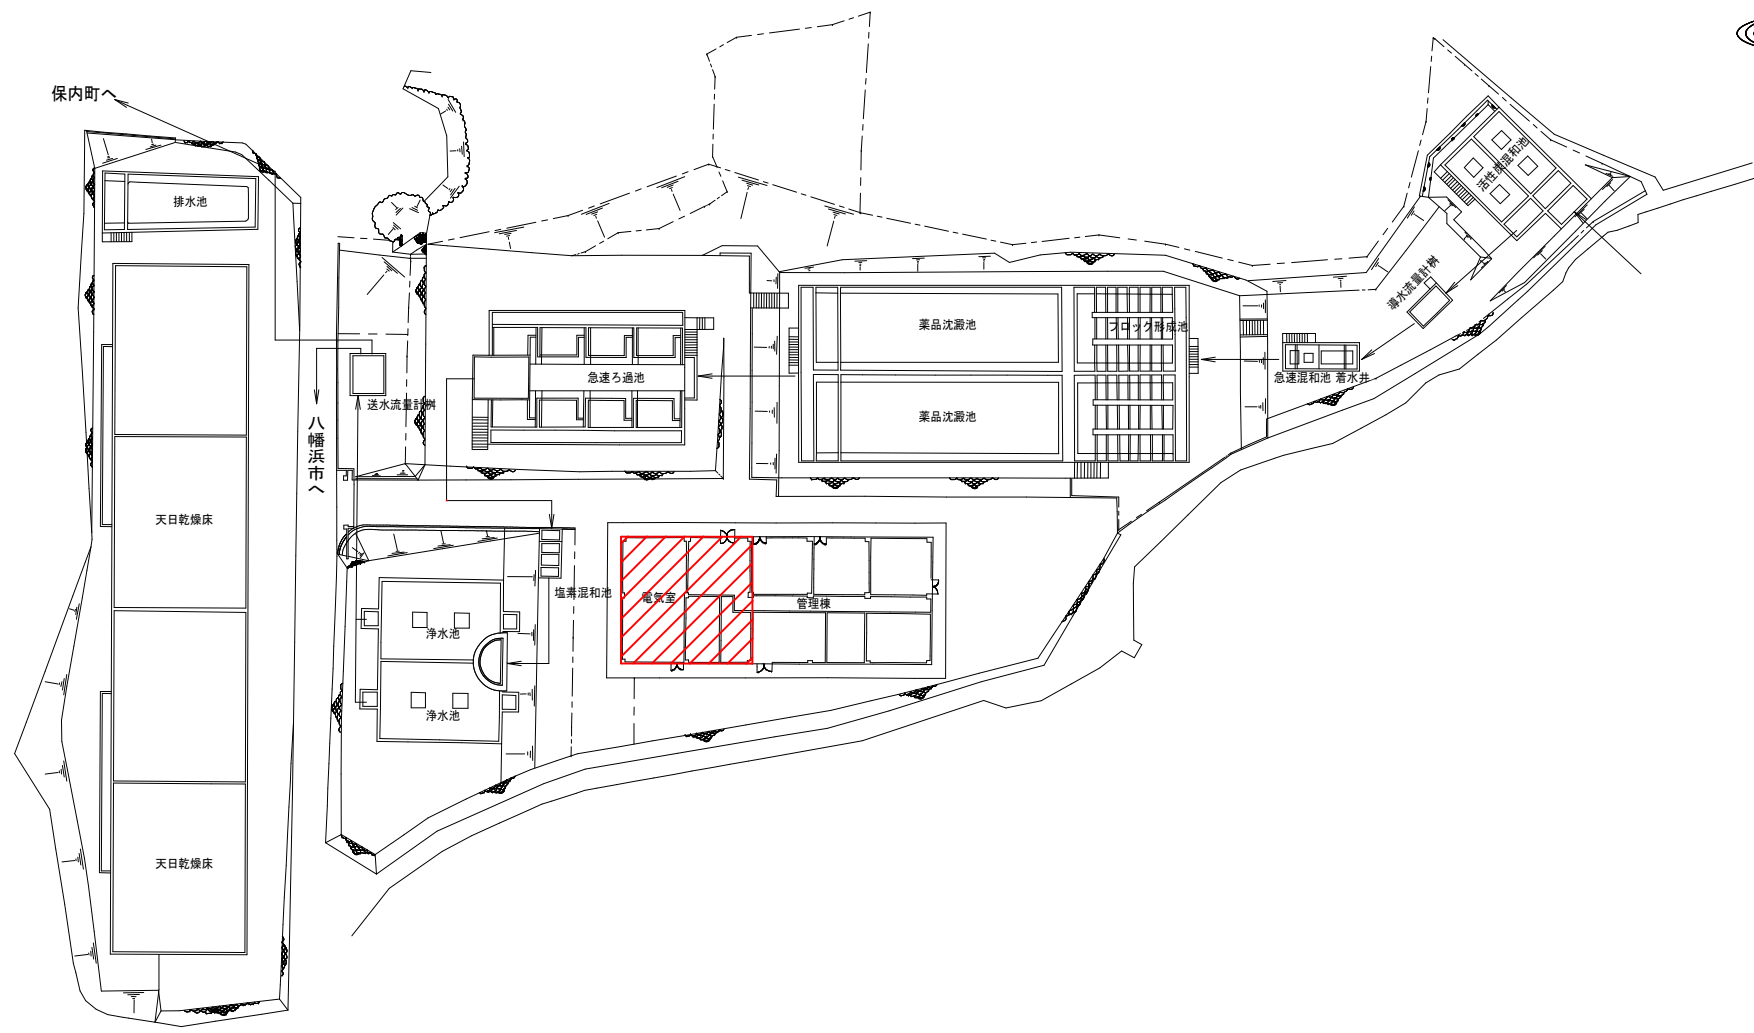


南子水道用水供給事業		
図面名	八幡浜浄水場 2階屋上防水工事 位置図	
図面番号	縮尺	Free
南子水道企業団		

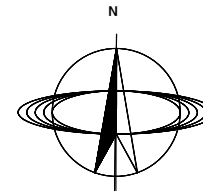


八幡浜浄水場一般平面図 S=1/300


南予水道用水供給事業	
八幡浜浄水場	
図面名	一般平面図
図面番号	縮尺 1/300
南予水道企業団	

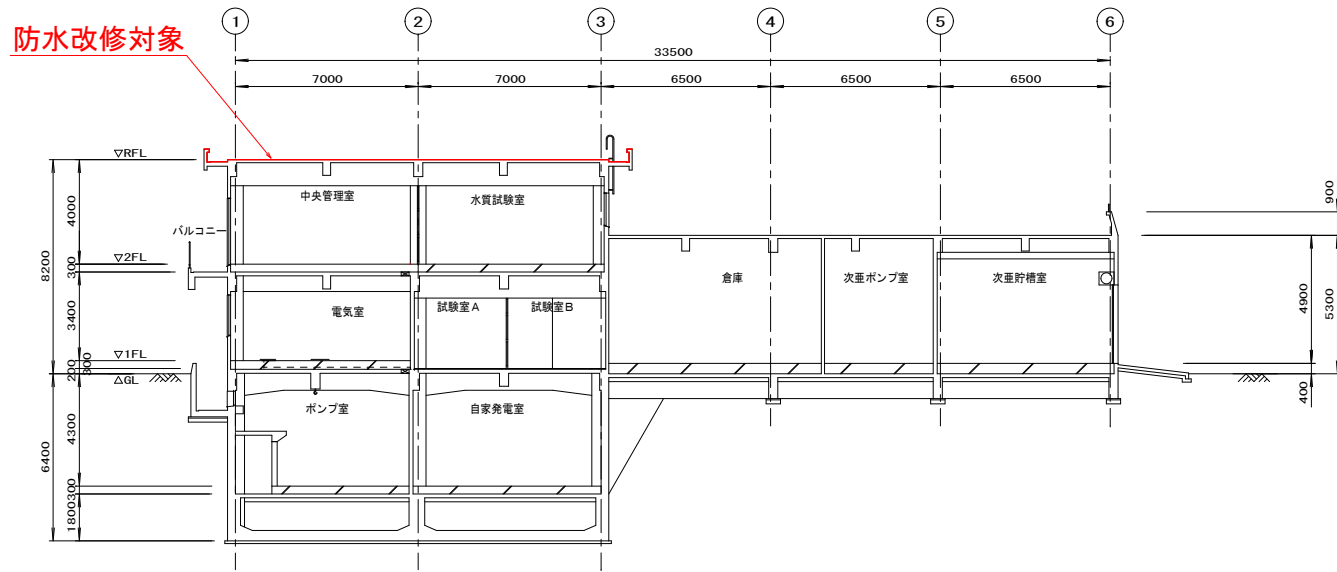

管理本館A-A断面図 S=1/100

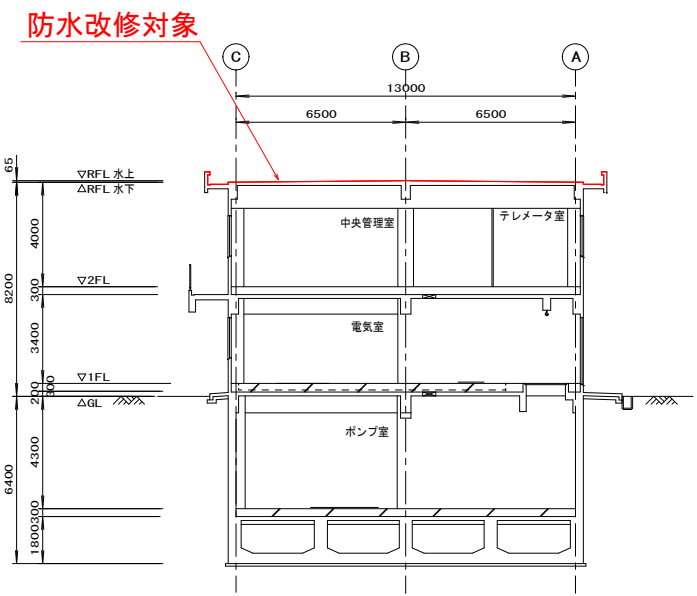


管理本館B-B断面図 S=1/100

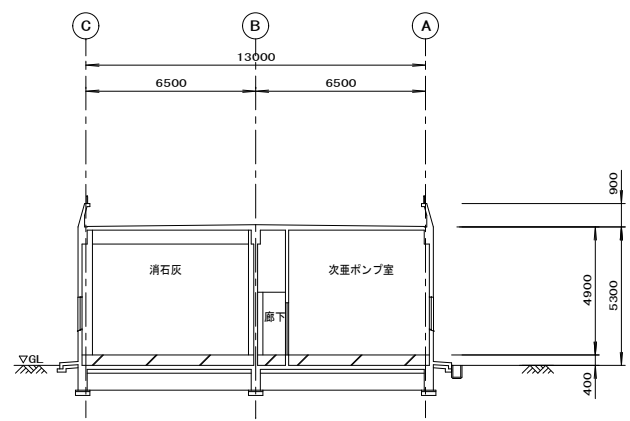


管理本館C-C断面図 S=1/100

南予水道用水供給事業	
図面名	八幡浜浄水場 管理棟2F屋上防水改修工事 管理本館断面図
図面番号	縮尺 1/100
南予水道企業団	

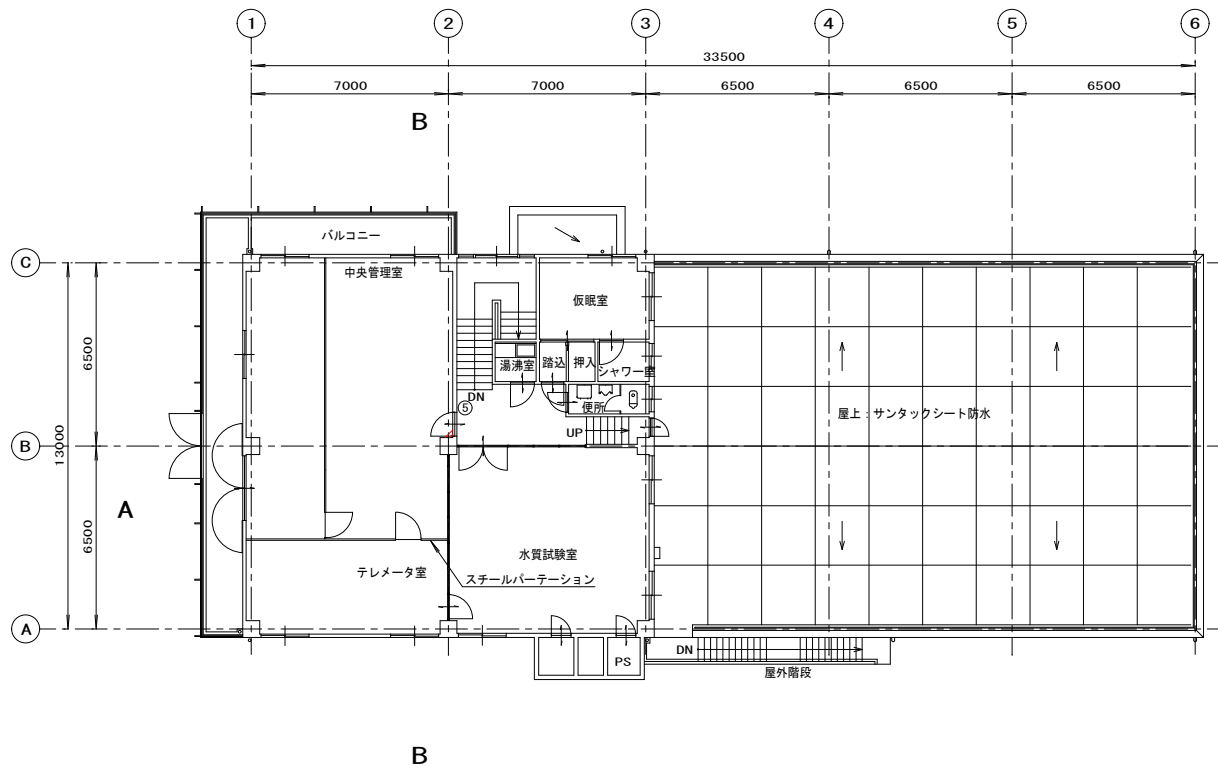


管理本館2階平面図 S=1/100

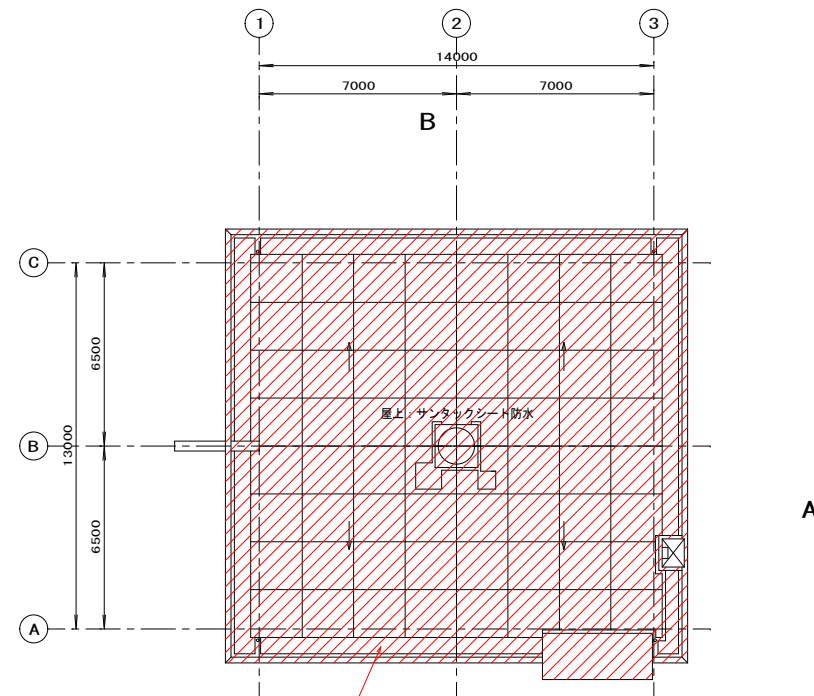


防水改修対象

管理本館屋上平面図 S=1/100


南予水道用水供給事業	
図面名	八幡浜浄水場 管理棟2F屋上防水改修工事 管理本館2階、屋上平面図
図面番号	縮尺 1/100
南予水道企業団	

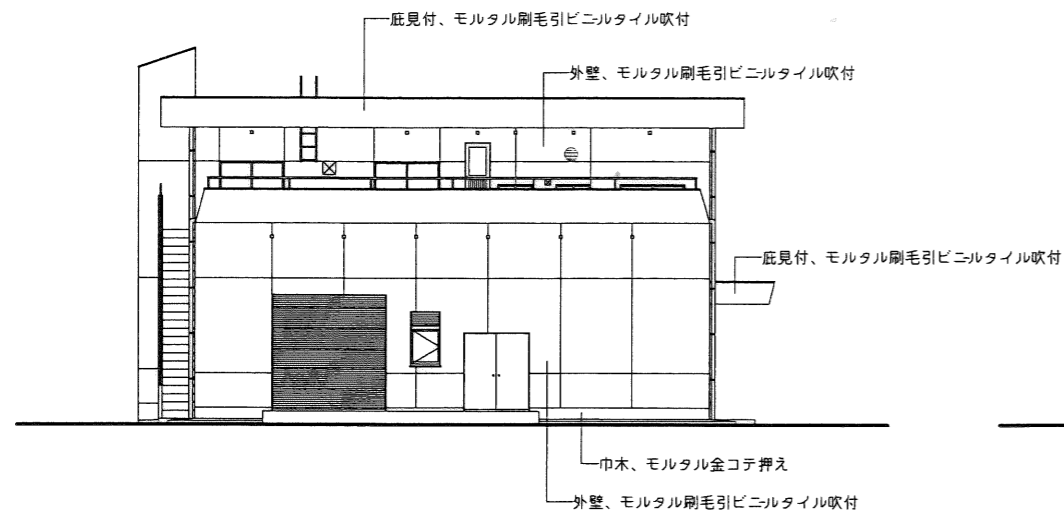


東側立面図 1/100

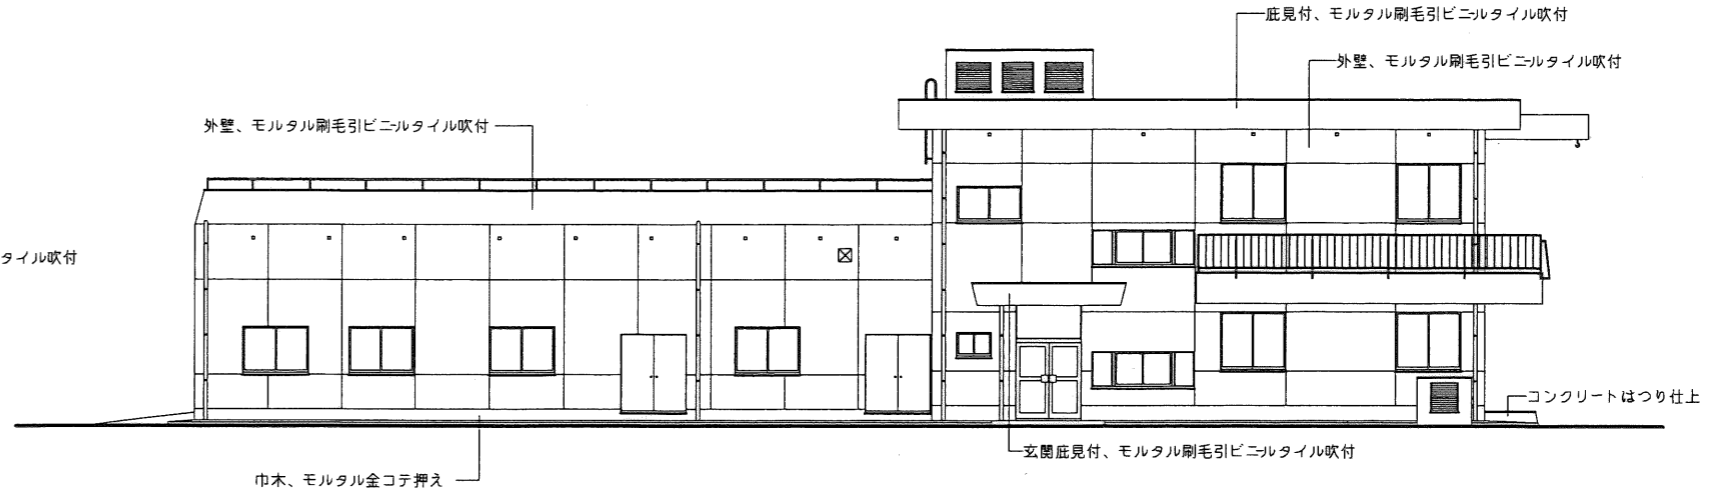

北側立面図 1/100

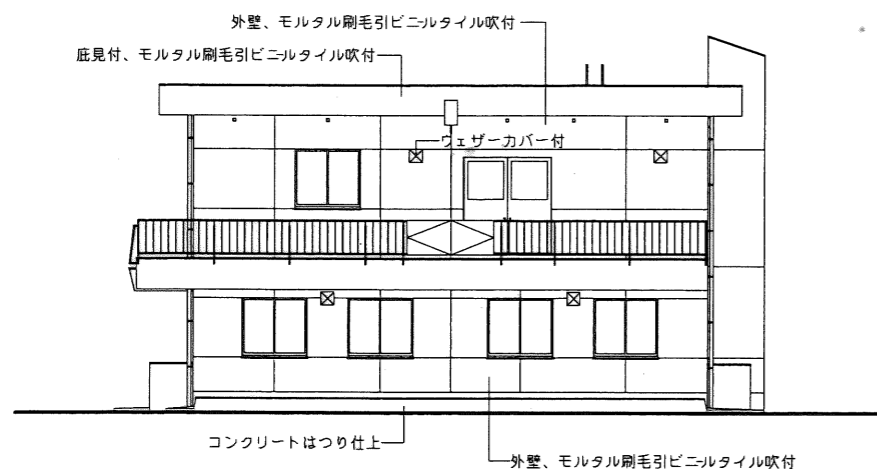

西側立面図 1/100

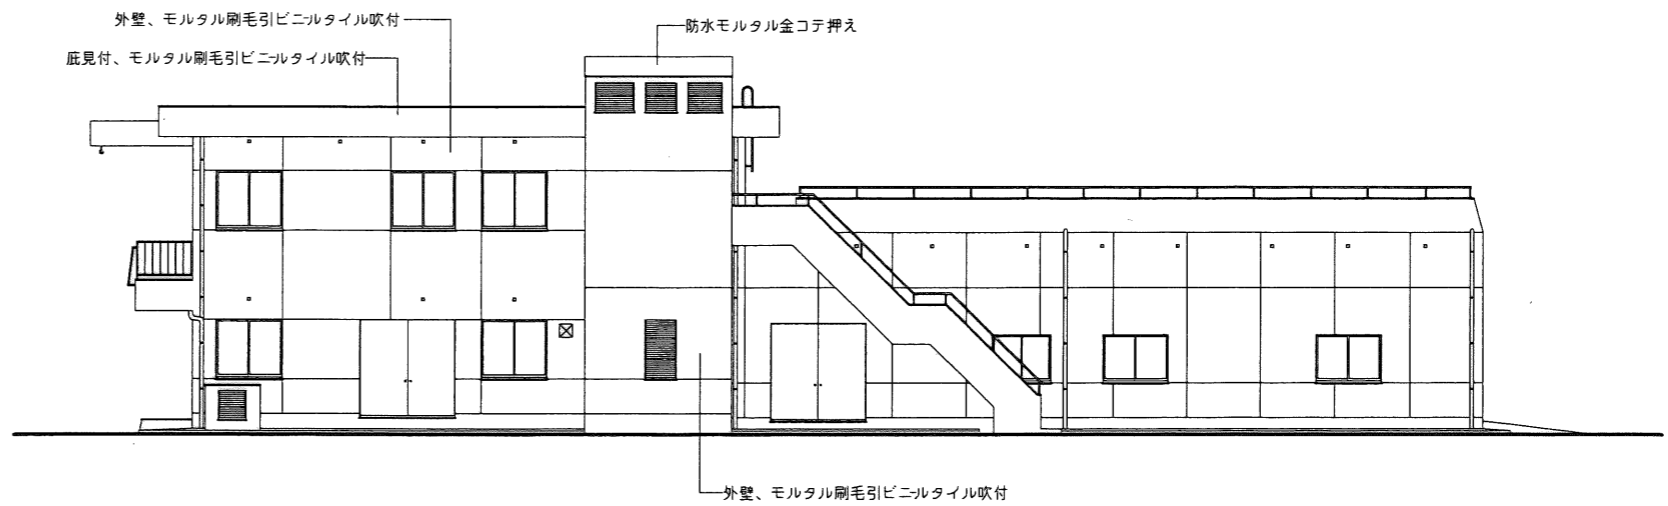

南側立面図 1/100

南予水道用水供給事業		10
八幡浜浄水場		24
管理本館 立面図		縮尺 1/100
南予水道企業団		昭和 年 月
承認	設計	